


西堀運河

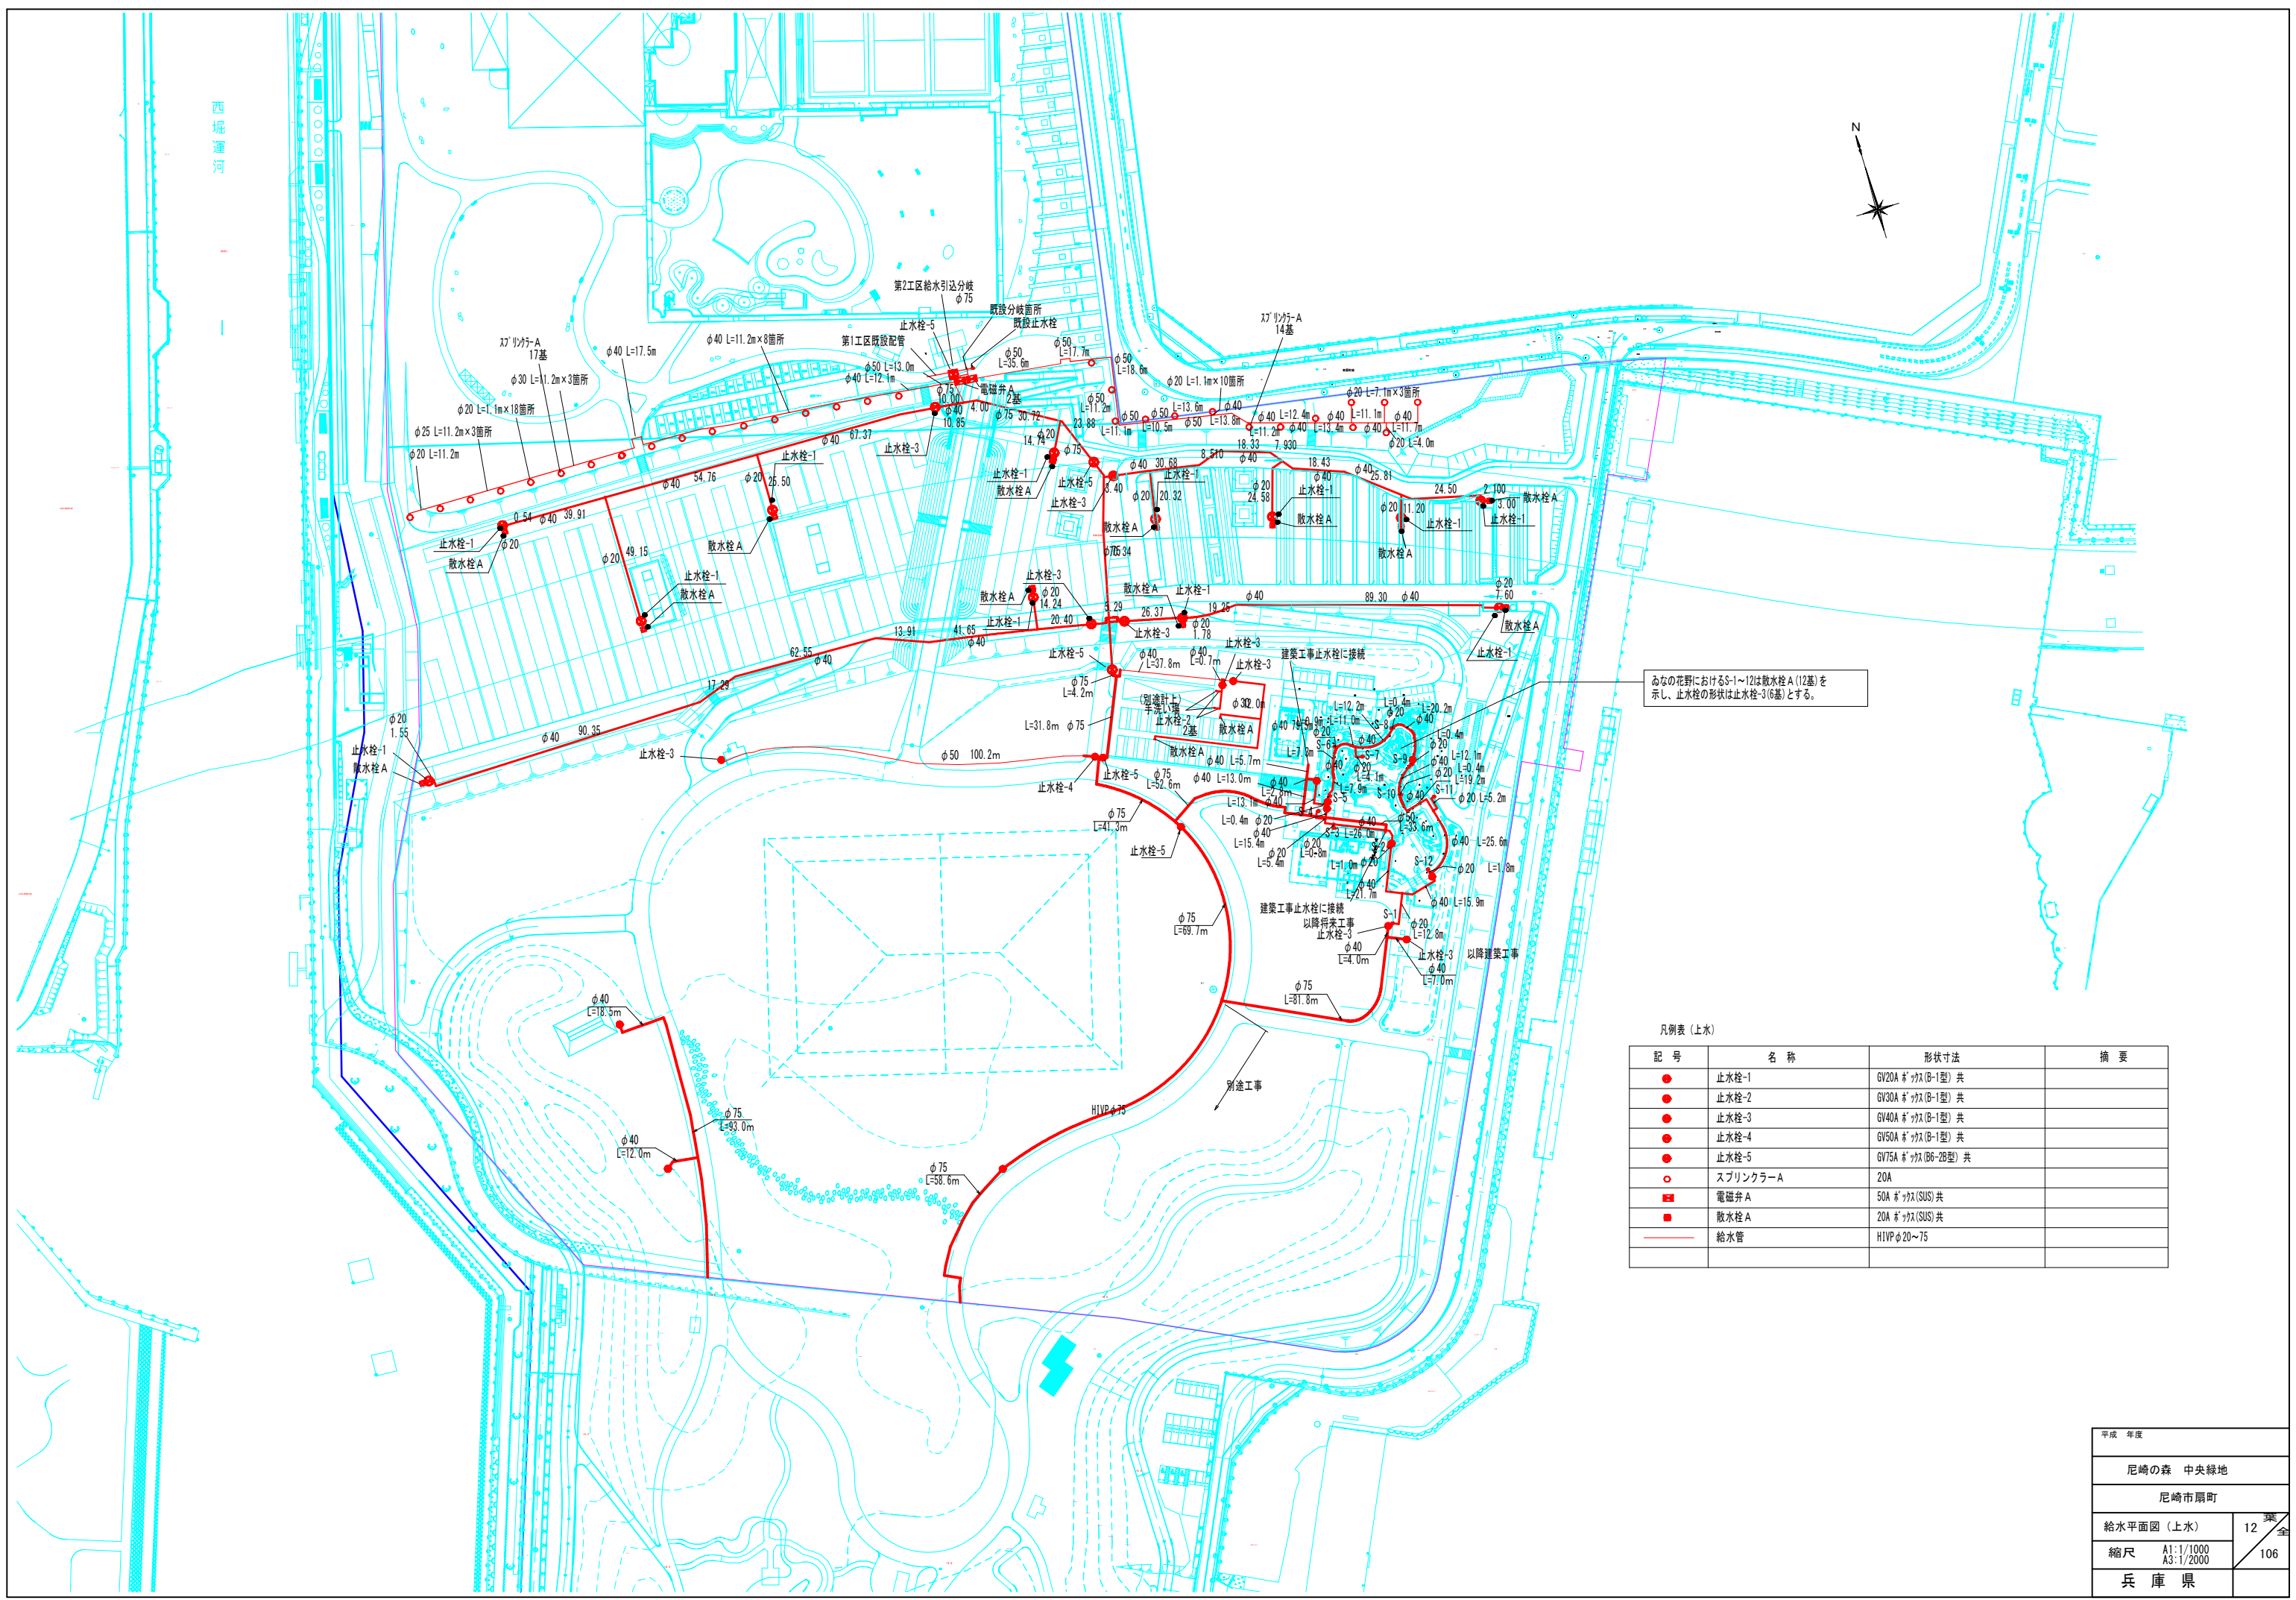


あなの花野におけるS-1～12は散水栓 A (12基)を示し、止水栓の形状は止水栓-3(6基)とする。

凡例表 (上水)

記 号	名 称	形状寸法	摘 要
●	止水栓-1	GV20A 6" ヲハ (B-1型) 共	
●	止水栓-2	GV30A 6" ヲハ (B-1型) 共	
●	止水栓-3	GV40A 6" ヲハ (B-1型) 共	
●	止水栓-4	GV50A 6" ヲハ (B-1型) 共	
●	止水栓-5	GV75A 6" ヲハ (B6-2B型) 共	
○	スプリンクラー A	20A	
■	電磁弁 A	50A 6" ヲハ (SUS) 共	
■	散水栓 A	20A 6" ヲハ (SUS) 共	
—	給水管	HIVP φ20～75	

西堀運河

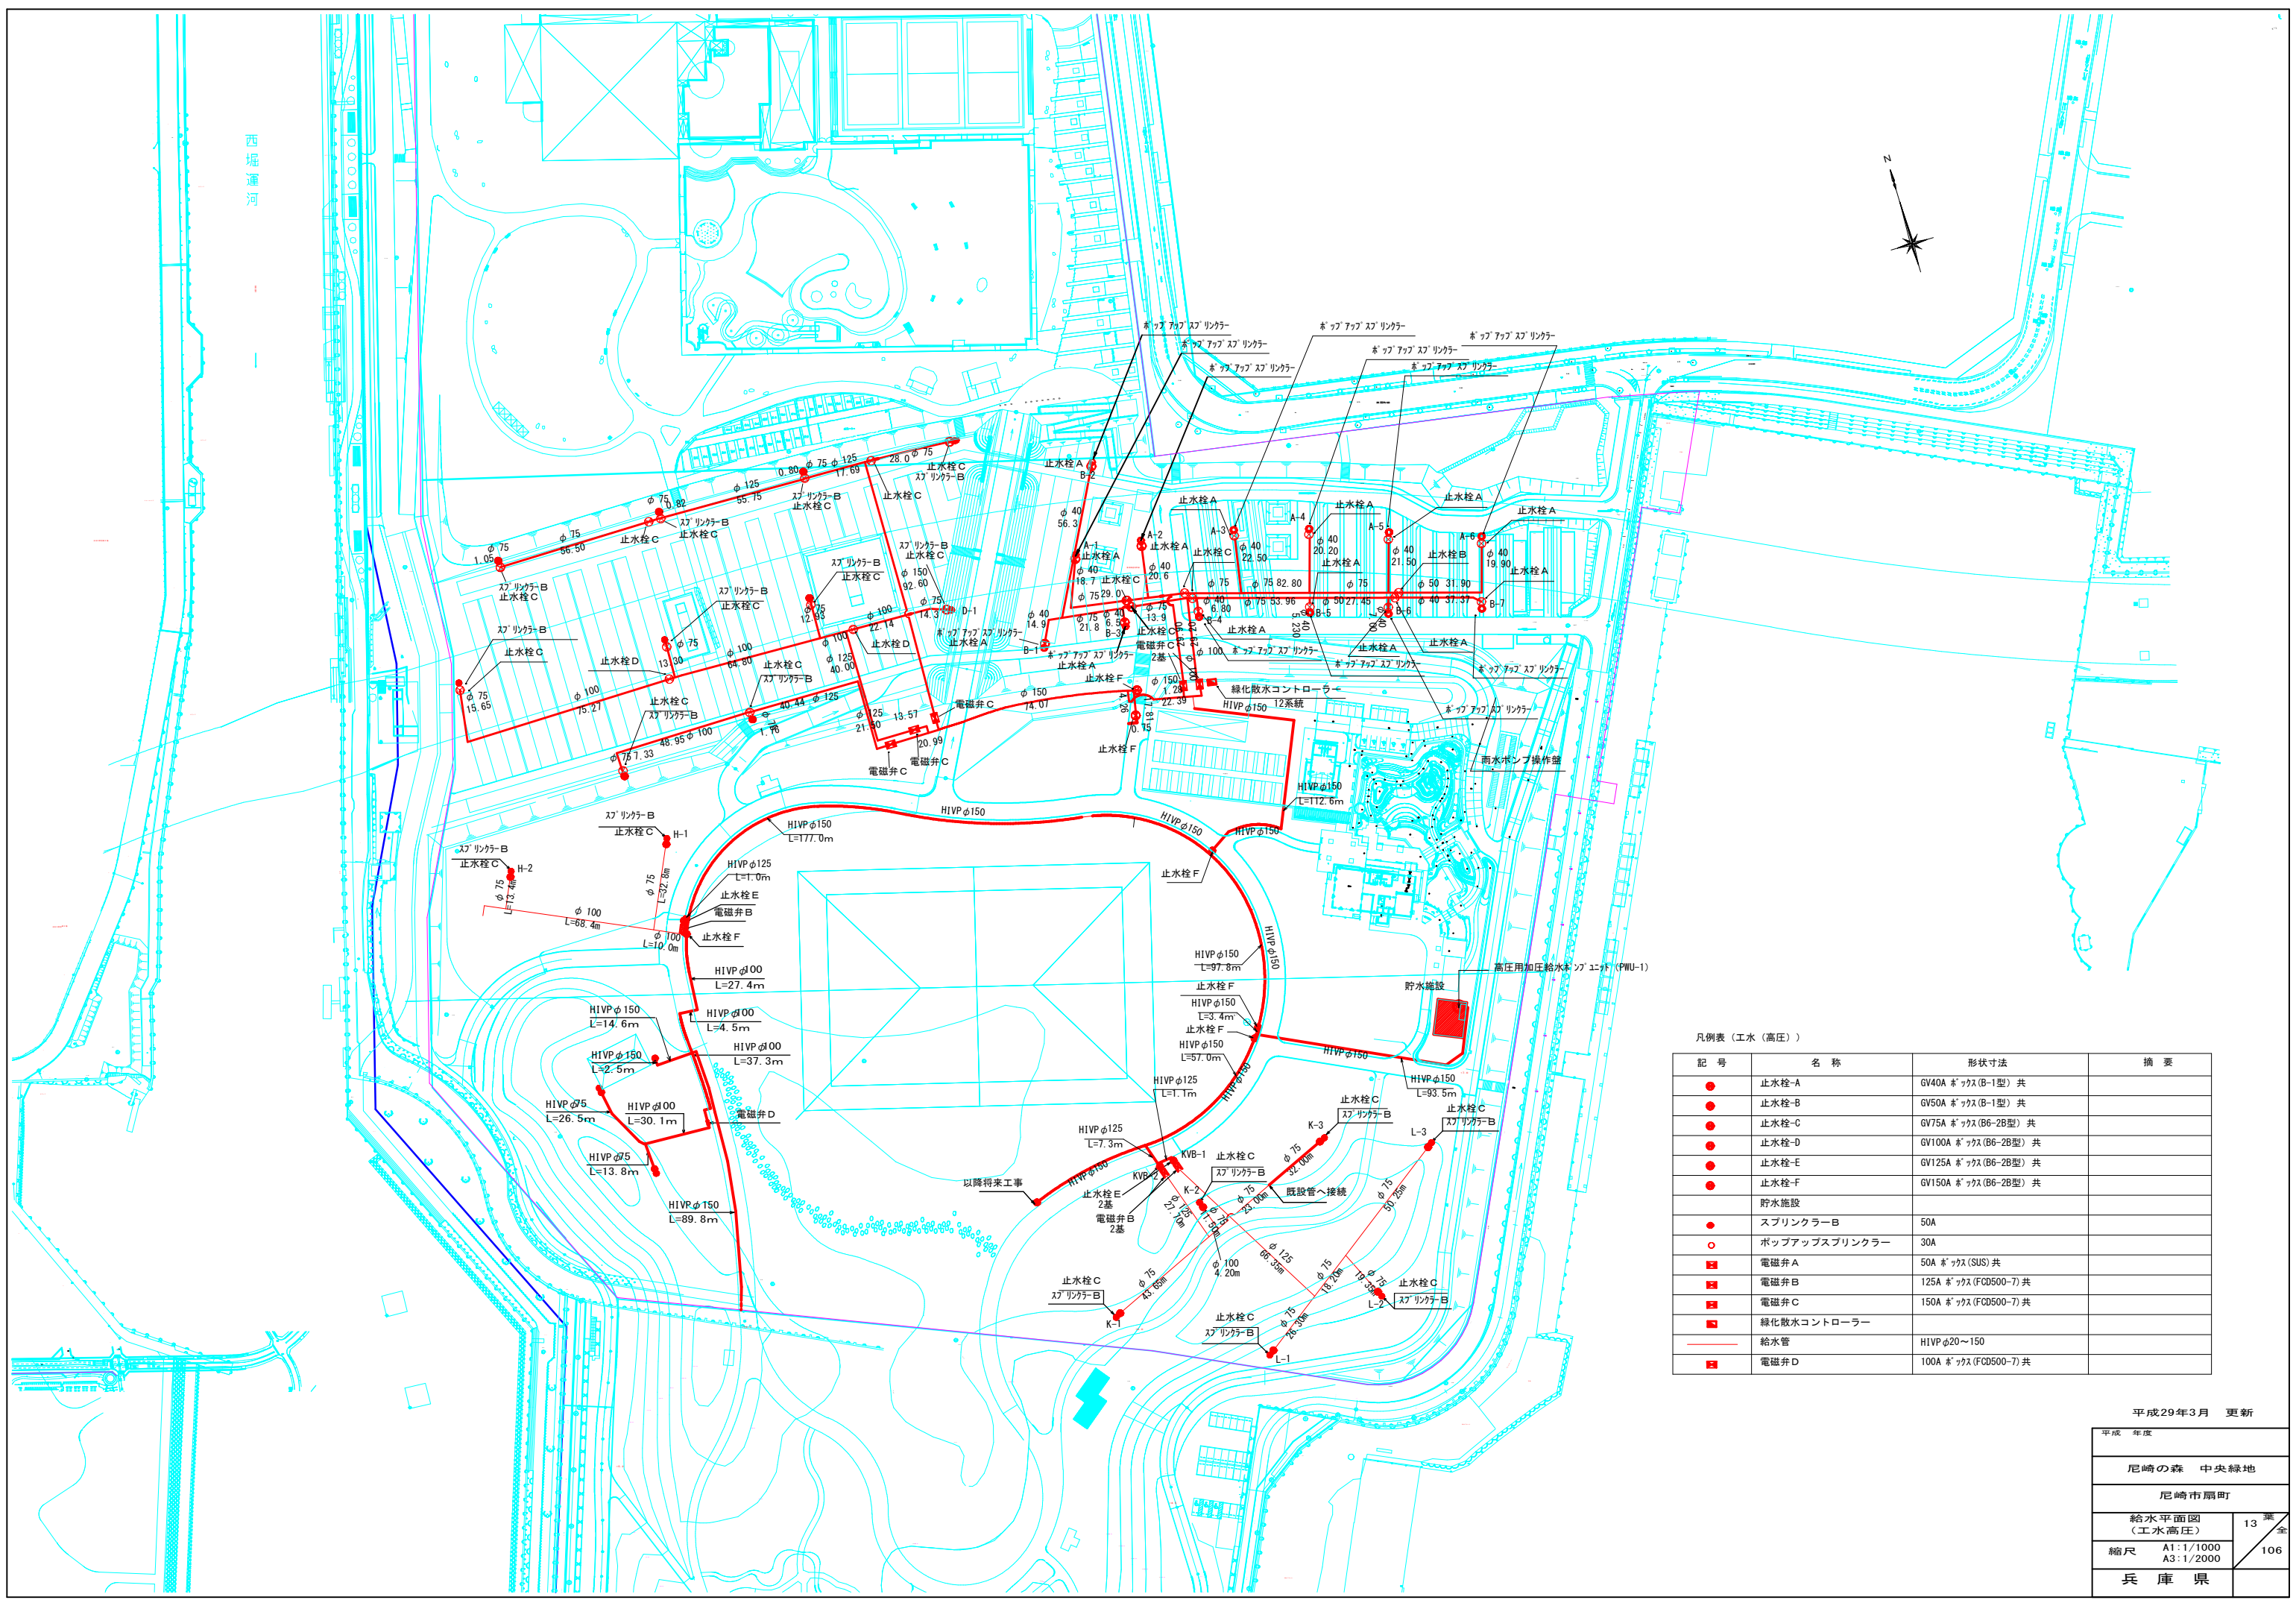


凡例表 (工水 (高圧))

記 号	名 称	形状寸法	摘 要
●	止水栓-A	GV40A ｶﾞｯｽ (B-1型) 共	
●	止水栓-B	GV50A ｶﾞｯｽ (B-1型) 共	
●	止水栓-C	GV75A ｶﾞｯｽ (B6-2B型) 共	
●	止水栓-D	GV100A ｶﾞｯｽ (B6-2B型) 共	
●	止水栓-E	GV125A ｶﾞｯｽ (B6-2B型) 共	
●	止水栓-F	GV150A ｶﾞｯｽ (B6-2B型) 共	
	貯水施設		
●	スプリンクラー-B	50A	
○	ポップアップスプリンクラー	30A	
■	電磁弁 A	50A ｶﾞｯｽ (SUS) 共	
■	電磁弁 B	125A ｶﾞｯｽ (FCD500-7) 共	
■	電磁弁 C	150A ｶﾞｯｽ (FCD500-7) 共	
■	緑化散水コントローラー		
—	給水管	HIVP φ20～150	
■	電磁弁 D	100A ｶﾞｯｽ (FCD500-7) 共	

平成29年3月 更新

平成 年度	
尼崎の森 中央緑地	
尼崎市扇町	
給水平面図 (工水高圧)	13 葉 全
縮尺 A1:1/1000 A3:1/2000	106
兵 庫 県	

西陽川

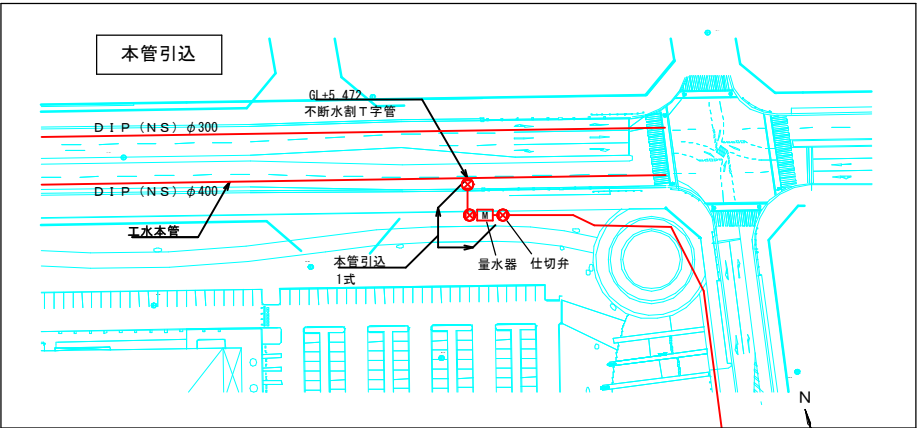


凡例表 (工水 (低圧))

記号	名称	形状寸法	摘要
●	止水栓-A	GV40A 8" ッス (B-1型) 共	
●	止水栓-B	GV50A 8" ッス (B-1型) 共	
●	止水栓-C	GV75A 8" ッス (B6-2B型) 共	
●	止水栓-D	GV100A 8" ッス (B6-2B型) 共	
●	止水栓-E	GV125A 8" ッス (B6-2B型) 共	
●	止水栓-F	GV150A 8" ッス (B6-2B型) 共	
	貯水施設		
■	電磁弁 A	50A 8" ッス (SUS) 共	
■	散水栓 B	40A 8" ッス (铸铁蓋) 共	
	苗畑灌水設備	8" - 10" 1/2" 20A 自動水抜弁 共	
	自動灌水	電磁弁、配管、散水ノズル等	
	本管引込	不断水割T字管、仕切弁、量水器等	
—	給水管	HIVP φ20~150	
—	給水管	流水口ノズル φ40mm SUS製	

平成 年度	
尼崎の森 中央緑地	
尼崎市扇町	
給水平面図 (工水低圧)	14 葉全
縮尺 A1:1/1000 A3:1/2000	106
兵庫県	




凡例表 (雨水排水)			
記 号	名 称	形状寸法	摘 要
	U型側溝A	U-150	
	U型側溝B	U-240	
	U型側溝C	500×500 現場打 コンクリト蓋	
	U型側溝D	落蓋式 1種 500A コンクリト蓋	
	側溝蓋掛	U-150用	
	縦排水溝	U-240 ヲット付き	
	自由勾配側溝	PM300×500 コンクリト蓋	
	自由勾配側溝	PM300×600 コンクリト蓋	
	自由勾配側溝	PM300×700 コンクリト蓋	
	自由勾配側溝 (横断用)	PM300×400 グレーチング 蓋	
	横断側溝A	W=300 SUS製「レーチング」蓋 (T-14)	
	横断側溝B	W=300 繊維補強コンクリト蓋 (T-14)	
	横断側溝C	W=250 SUS製「レーチング」蓋 (T-14)	
	グレーチング側溝付 (LU) 街渠	PGUF530A	
	グレーチング側溝付 (LU) 街渠	PGUF540A	
	現場打側溝付 (LU) 街渠	GUF545～547A	
	街渠工	N8515K 巻込歩車道境界「ロ」	
	公園管渠	VUφ150～600 砂基礎 VPφ75	
	公園管渠	FRPMφ700	
	公園管渠	台付管φ150～700	
	公園管渠	SUS「フット」ゲートφ350・φ700	
	自由勾配側溝樹 (PM樹A)	□300×500 グレーチング 蓋 (T-25)	
	自由勾配側溝樹 (PM樹B)	□300×700 グレーチング 蓋 (T-25)	
	自由勾配側溝樹 (PM樹C)	□300×800 グレーチング 蓋 (T-25)	
	集水樹A	300×600 グレーチング 蓋 (T-25)	
	集水樹B	□300 グレーチング 蓋 (T-2)	
	集水樹C	□400 グレーチング 蓋 (T-14)	
	集水樹D1	□500 グレーチング 蓋 (T-25)	
	集水樹D2	□500 グレーチング 蓋 (T-6)	
	集水樹D3	□500 グレーチング 蓋 (T-2) ごろ太石	
	集水樹D4	□500 SUS製「レーチング」蓋 (T-14)	
	集水樹D5	□500 SUS製「レーチング」蓋 (T-2)	
	集水樹E1	□600 グレーチング 蓋 (T-14)	
	集水樹E2	□600 グレーチング 蓋 (T-2) ごろ太石	
	集水樹E3	□600 SUS製「レーチング」蓋 (T-14)	
	集水樹E4	□600 SUS製「レーチング」蓋 (T-2)	
	集水樹E5	□600 SUS製「レーチング」蓋 (T-2) ごろ太石	
	集水樹F1	□700 グレーチング 蓋 (T-2)	
	集水樹F2	□700 SUS製「レーチング」蓋 (T-2) ごろ太石	
	集水樹G	□1000 SUS製「レーチング」蓋 (T-2)	
	街渠樹	PGUMF30A	
	街渠樹	PGUMF40A	
	街渠樹	GUMF50A 現場打	
MH1～25 JM-1・5	組立 1号人孔	内径900	
MH2 JM-3	組立 2号人孔A	内径1200	
JM-2・4	組立 2号人孔B	内径1200 床版斜壁	
	ポンプピット施設	ポンプ「ピット」槽及び排水機器設備	
素掘 A	公園素掘側溝A	暗渠排水管φ100 ごろ太石φ30～80内外	
素掘 B	公園素掘側溝B	暗渠排水管φ150 単粒度砕石4号	
素掘 C	公園素掘側溝C	暗渠排水管φ200 単粒度砕石4号	
素掘 D	公園素掘側溝D	暗渠排水管φ250 単粒度砕石4号	
素掘 E	公園素掘側溝E	暗渠排水管φ300 単粒度砕石4号	
素掘 F	公園素掘側溝F	暗渠排水管φ350 単粒度砕石4号	
	暗渠排水管	波付有孔管φ50～100	

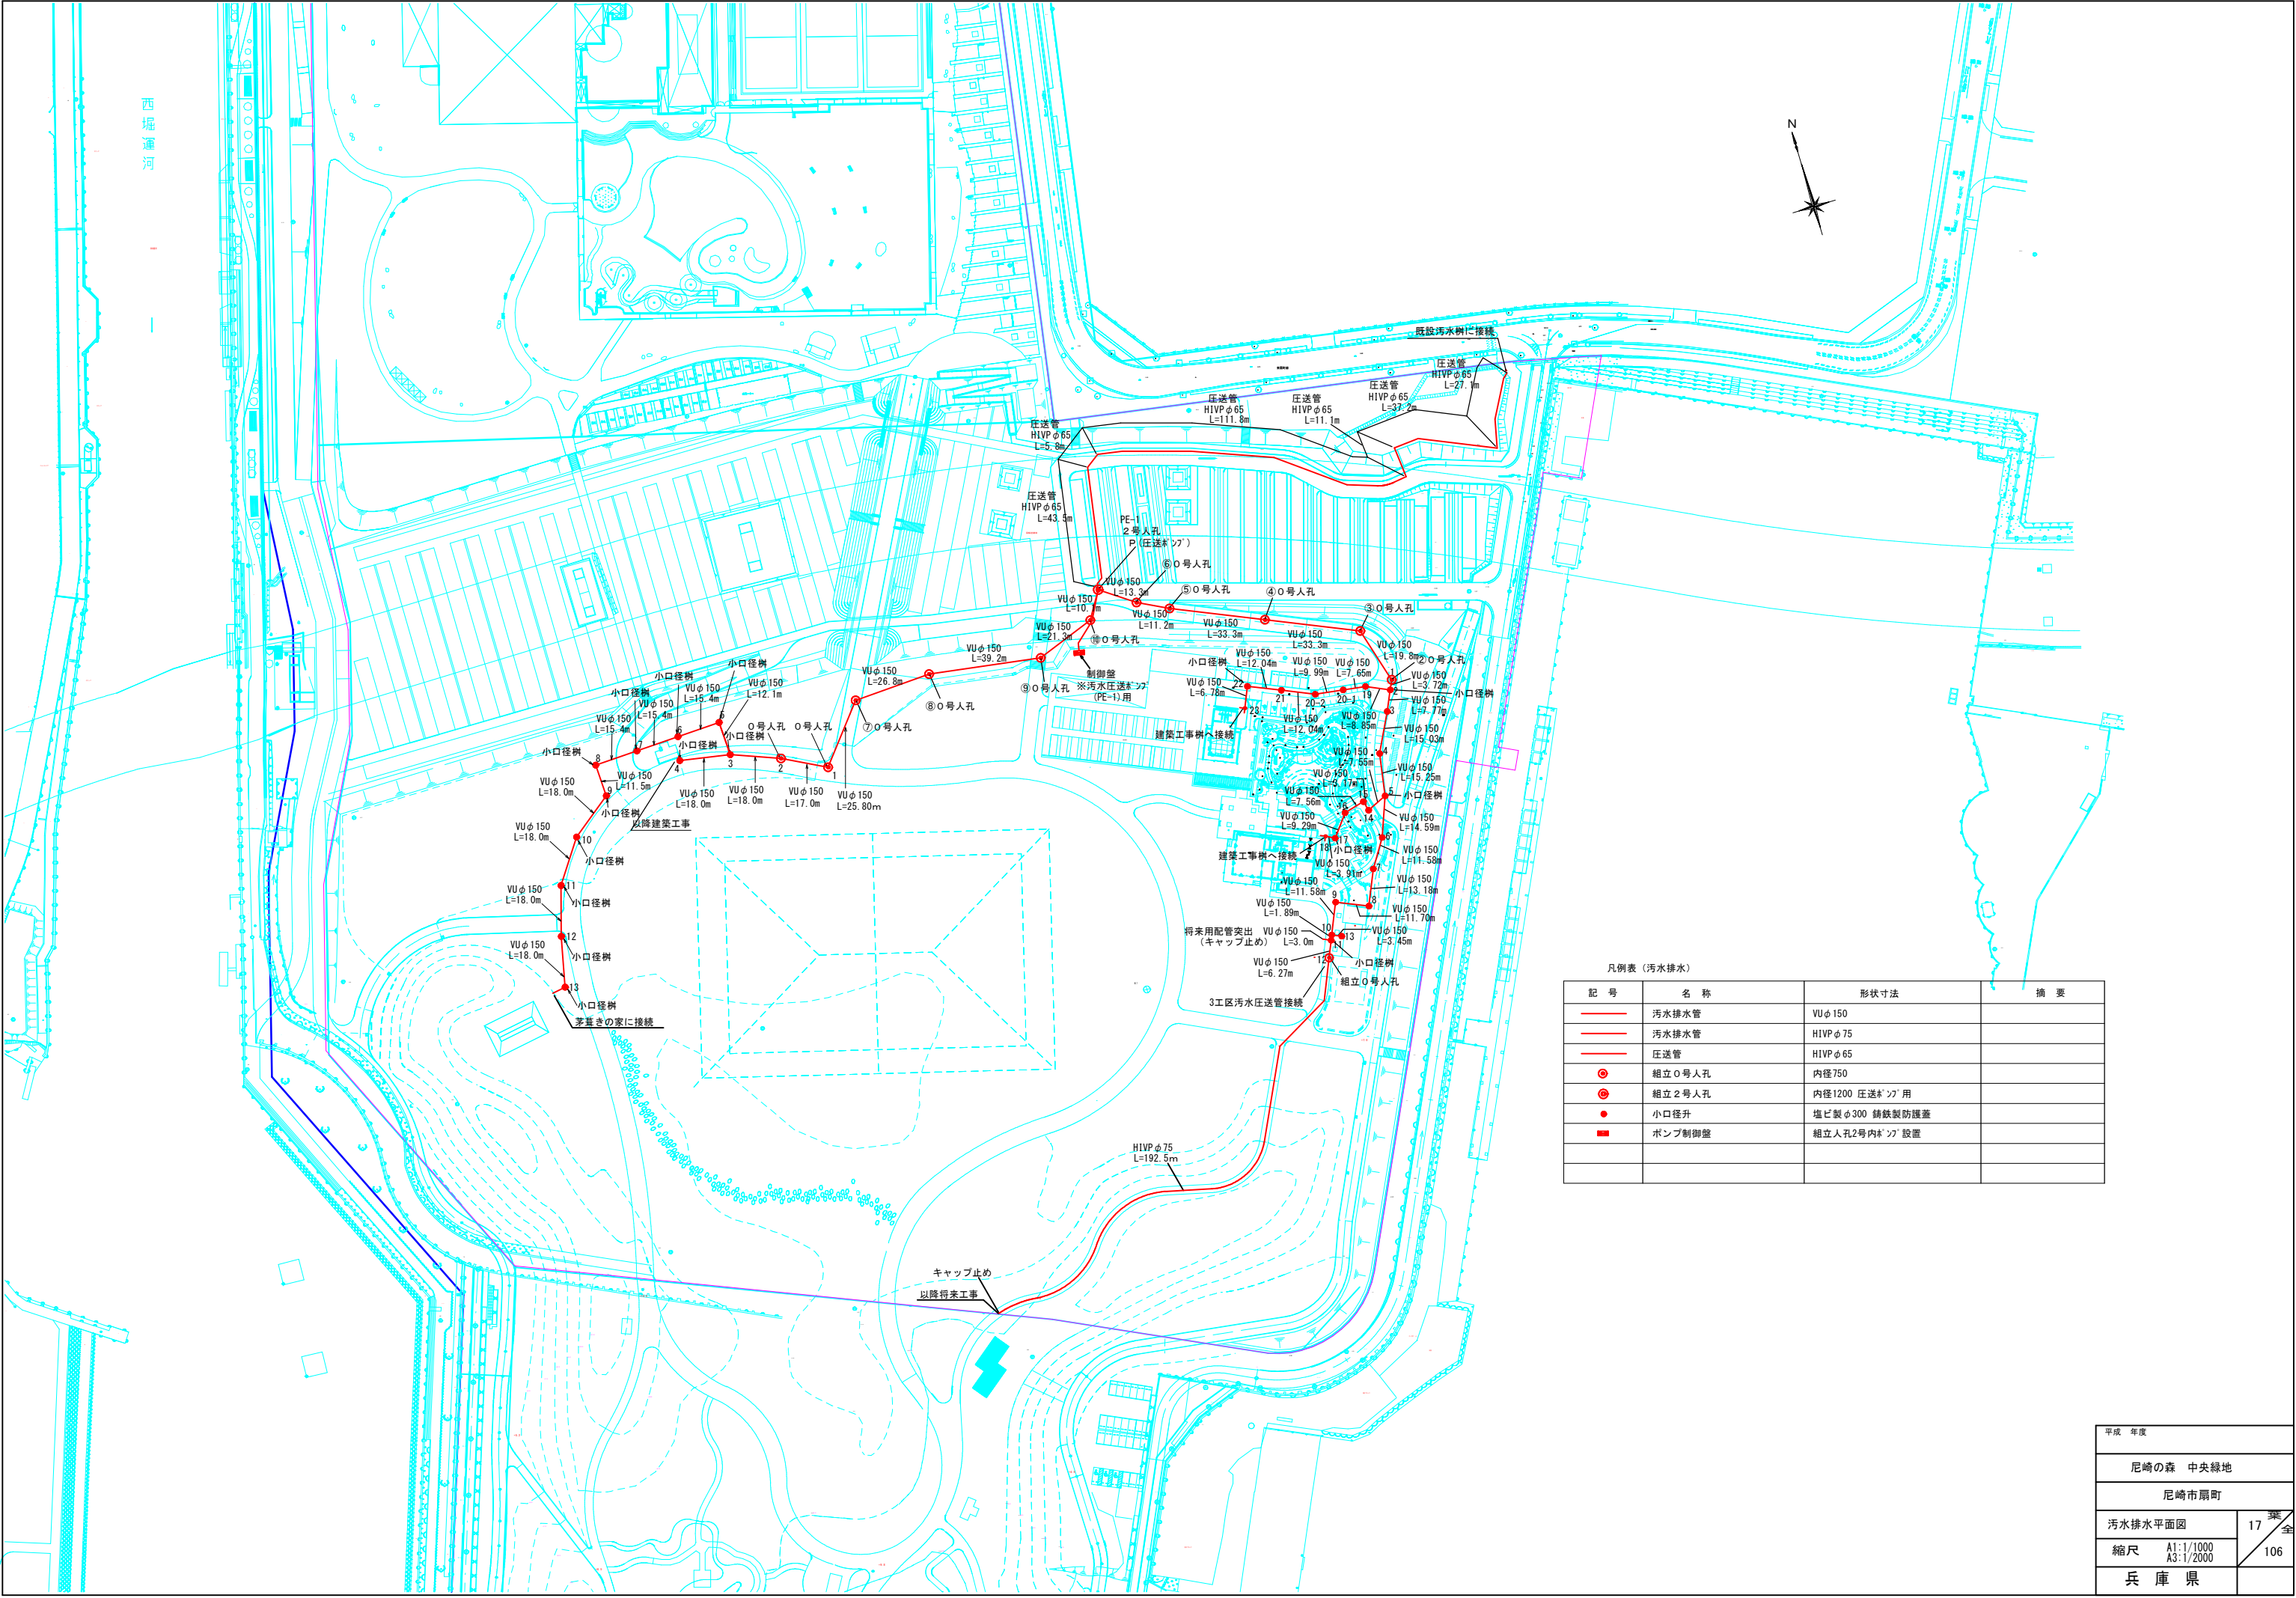

凡例表（汚水排水）			
記号	名称	形状寸法	摘要
	汚水排水管	VUφ150	
	汚水排水管	HIVPφ75	
	圧送管	HIVPφ65	
	組立〇号人孔	内径750	
	組立2号人孔	内径1200 圧送機用	
	小口径井	塩ビ製φ300 鋼鉄製防護蓋	
	ポンプ制御盤	組立人孔2号内機設置	

平成 年度	
尼崎の森 中央緑地	
尼崎市扇町	
汚水排水平面図	17 葉全
縮尺 A1:1/1000 A3:1/2000	106
兵 庫 県	

西堀運河

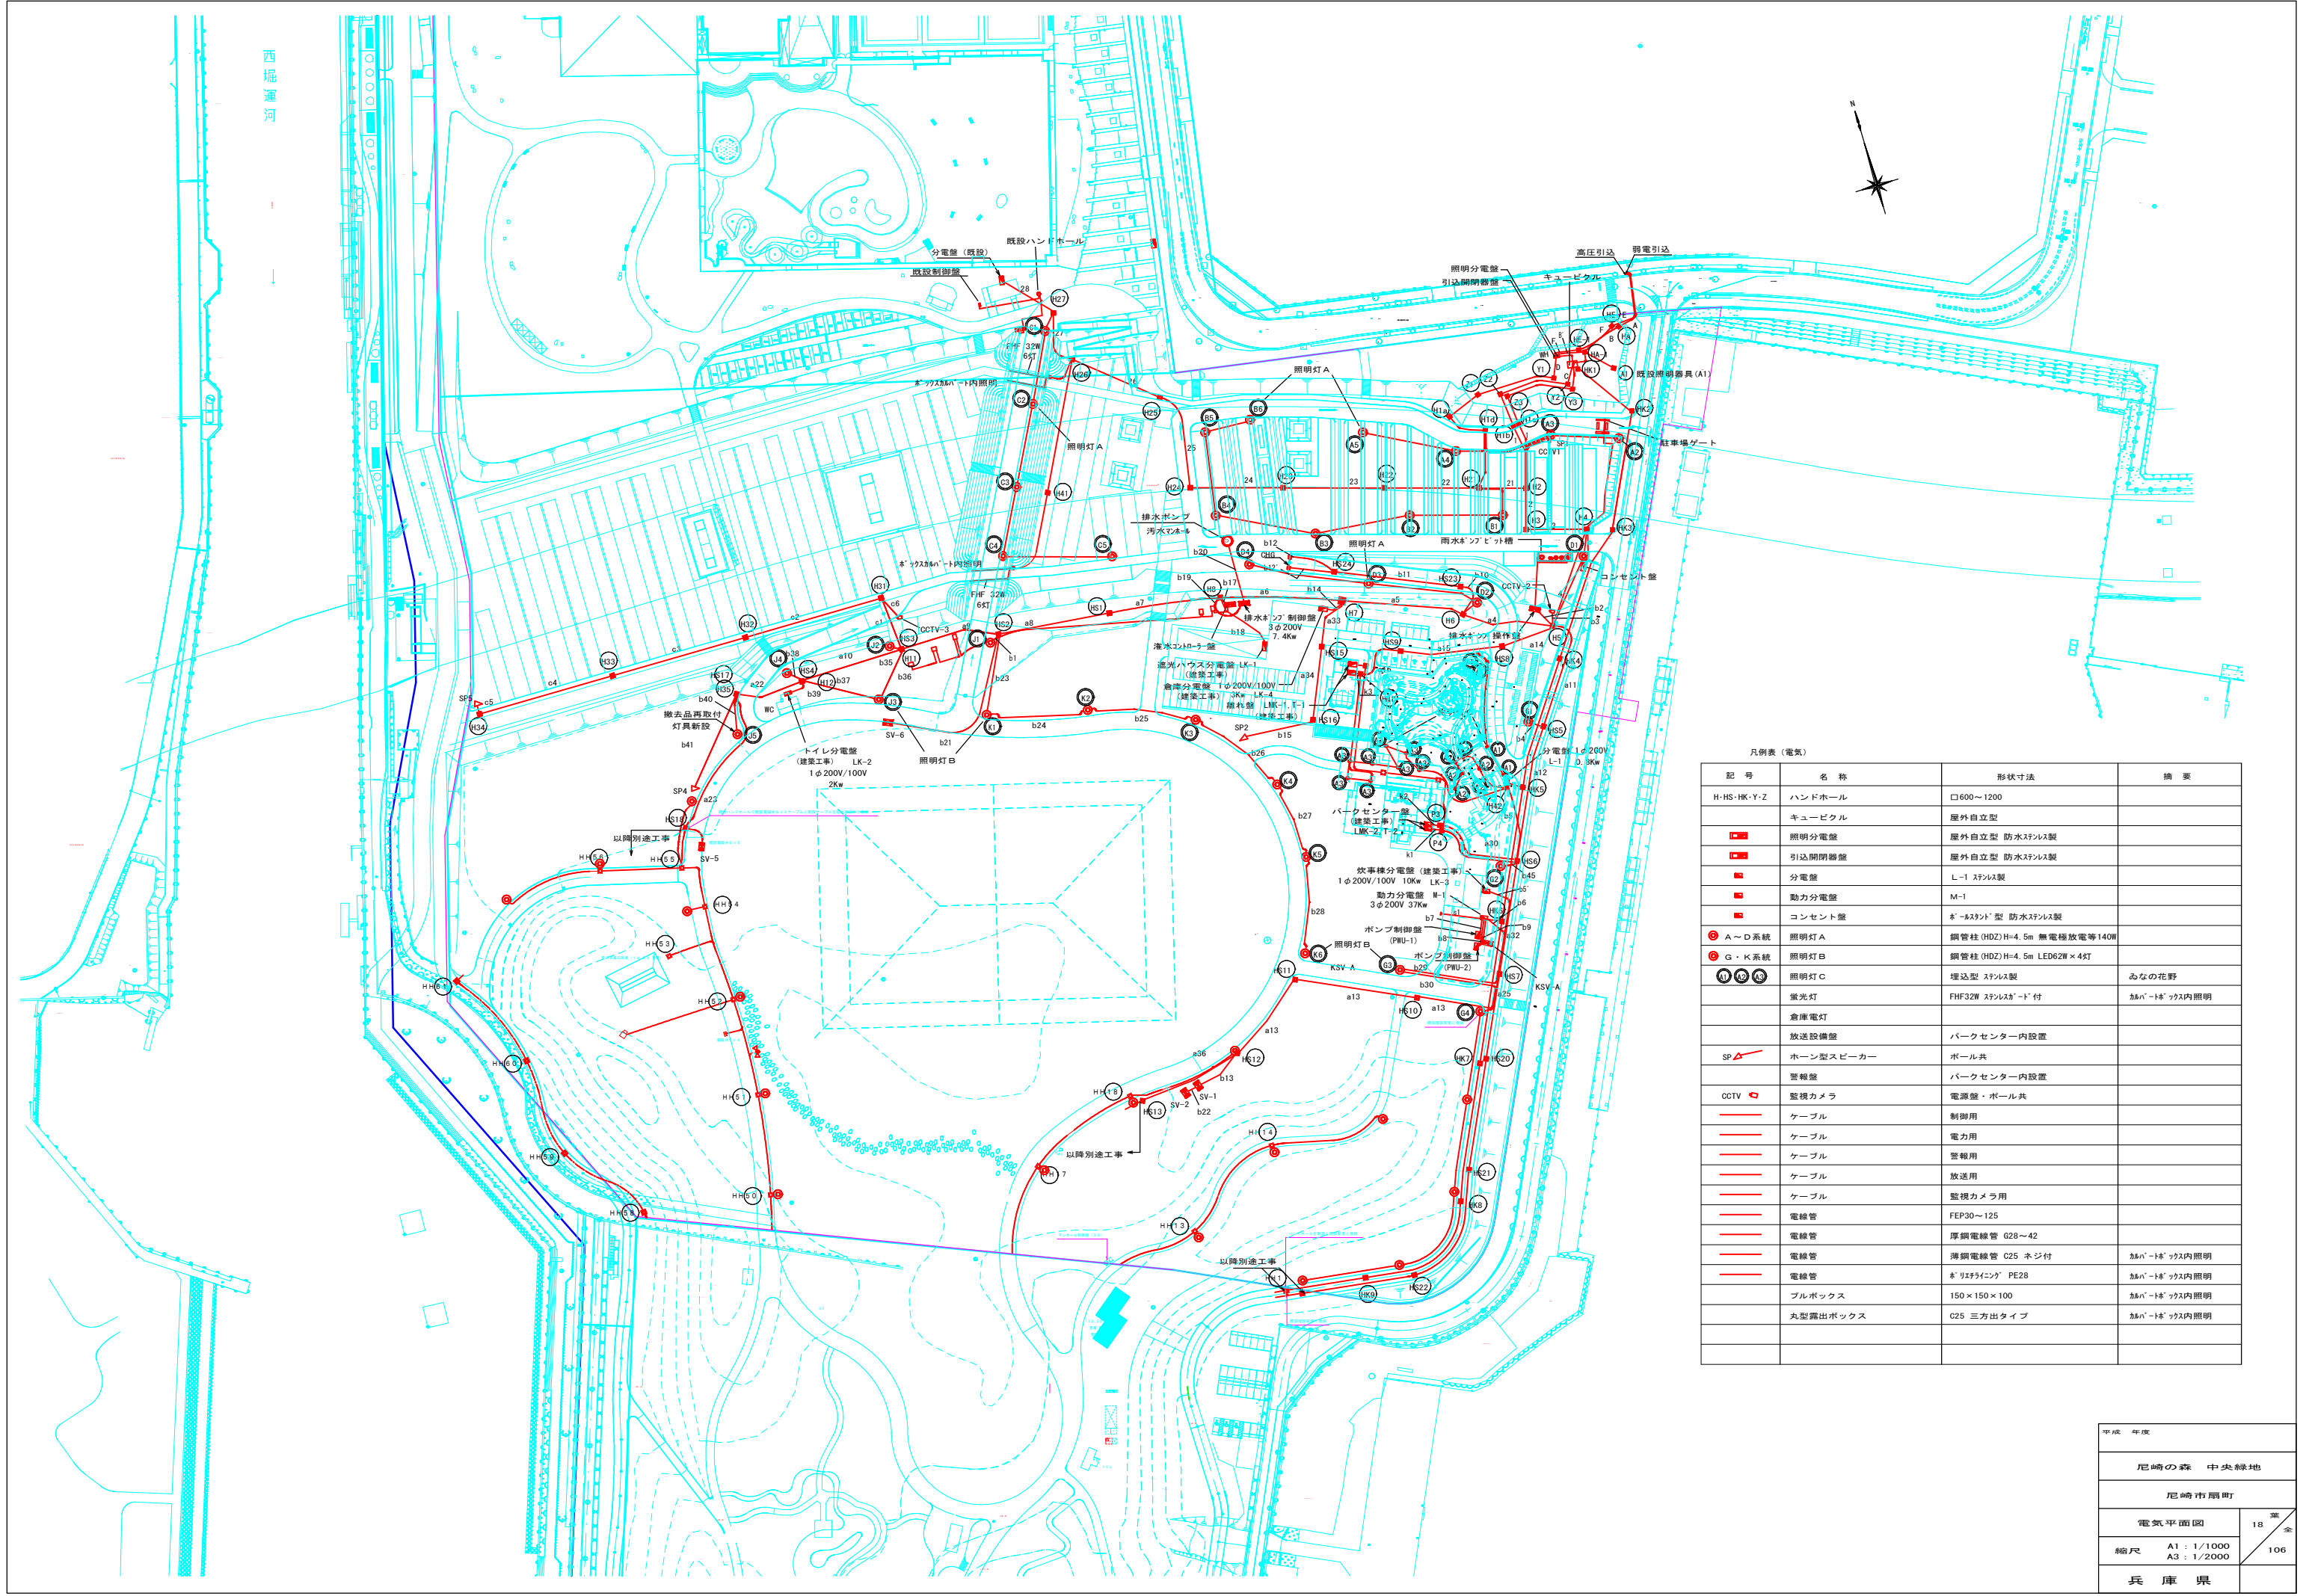

凡例表（電気）			
記 号	名 称	形状寸法	備 考
H-HS-HK-Y-Z	ハンドホール	□600～1200	
	キューピクル	屋外自立型	
■	照明分電盤	屋外自立型 防水ステンレス製	
■	引込開閉器盤	屋外自立型 防水ステンレス製	
■	分電盤	L-1 ステンレス製	
■	動力分電盤	M-1	
■	コンセント盤	※-スラット型 防水ステンレス製	
Ⓐ	照明灯 A	鋼管柱 (HDZ) H=4.5m 無電極放電等140W	
Ⓑ	照明灯 B	鋼管柱 (HDZ) H=4.5m LED62W×4灯	
Ⓒ	照明灯 C	埋込型 ステンレス製	あなの花野
Ⓓ	蛍光灯	FHF32W ステンレス※-付	※-付※-付内照明
	倉庫電灯		
	放送設備盤	パークセンター内設置	
SP	ホーン型スピーカー	ポール共	
	警報盤	パークセンター内設置	
CCTV	監視カメラ	電源盤・ポール共	
—	ケーブル	制御用	
—	ケーブル	電力用	
—	ケーブル	警報用	
—	ケーブル	放送用	
—	ケーブル	監視カメラ用	
—	電線管	FEP30～125	
—	電線管	厚鋼電線管 G28～42	
—	電線管	薄鋼電線管 G25 ネジ付	※-付※-付内照明
—	電線管	※-リフティング PE28	※-付※-付内照明
—	ブルボックス	150×150×100	※-付※-付内照明
—	丸型露出ボックス	C25 三方出タイプ	※-付※-付内照明

平成 年度	
尾崎の森 中央緑地	
尾崎市緑町	
電気平面図	18 葉
縮尺 A1 : 1/1000 A3 : 1/2000	106 全
兵 庫 県	