




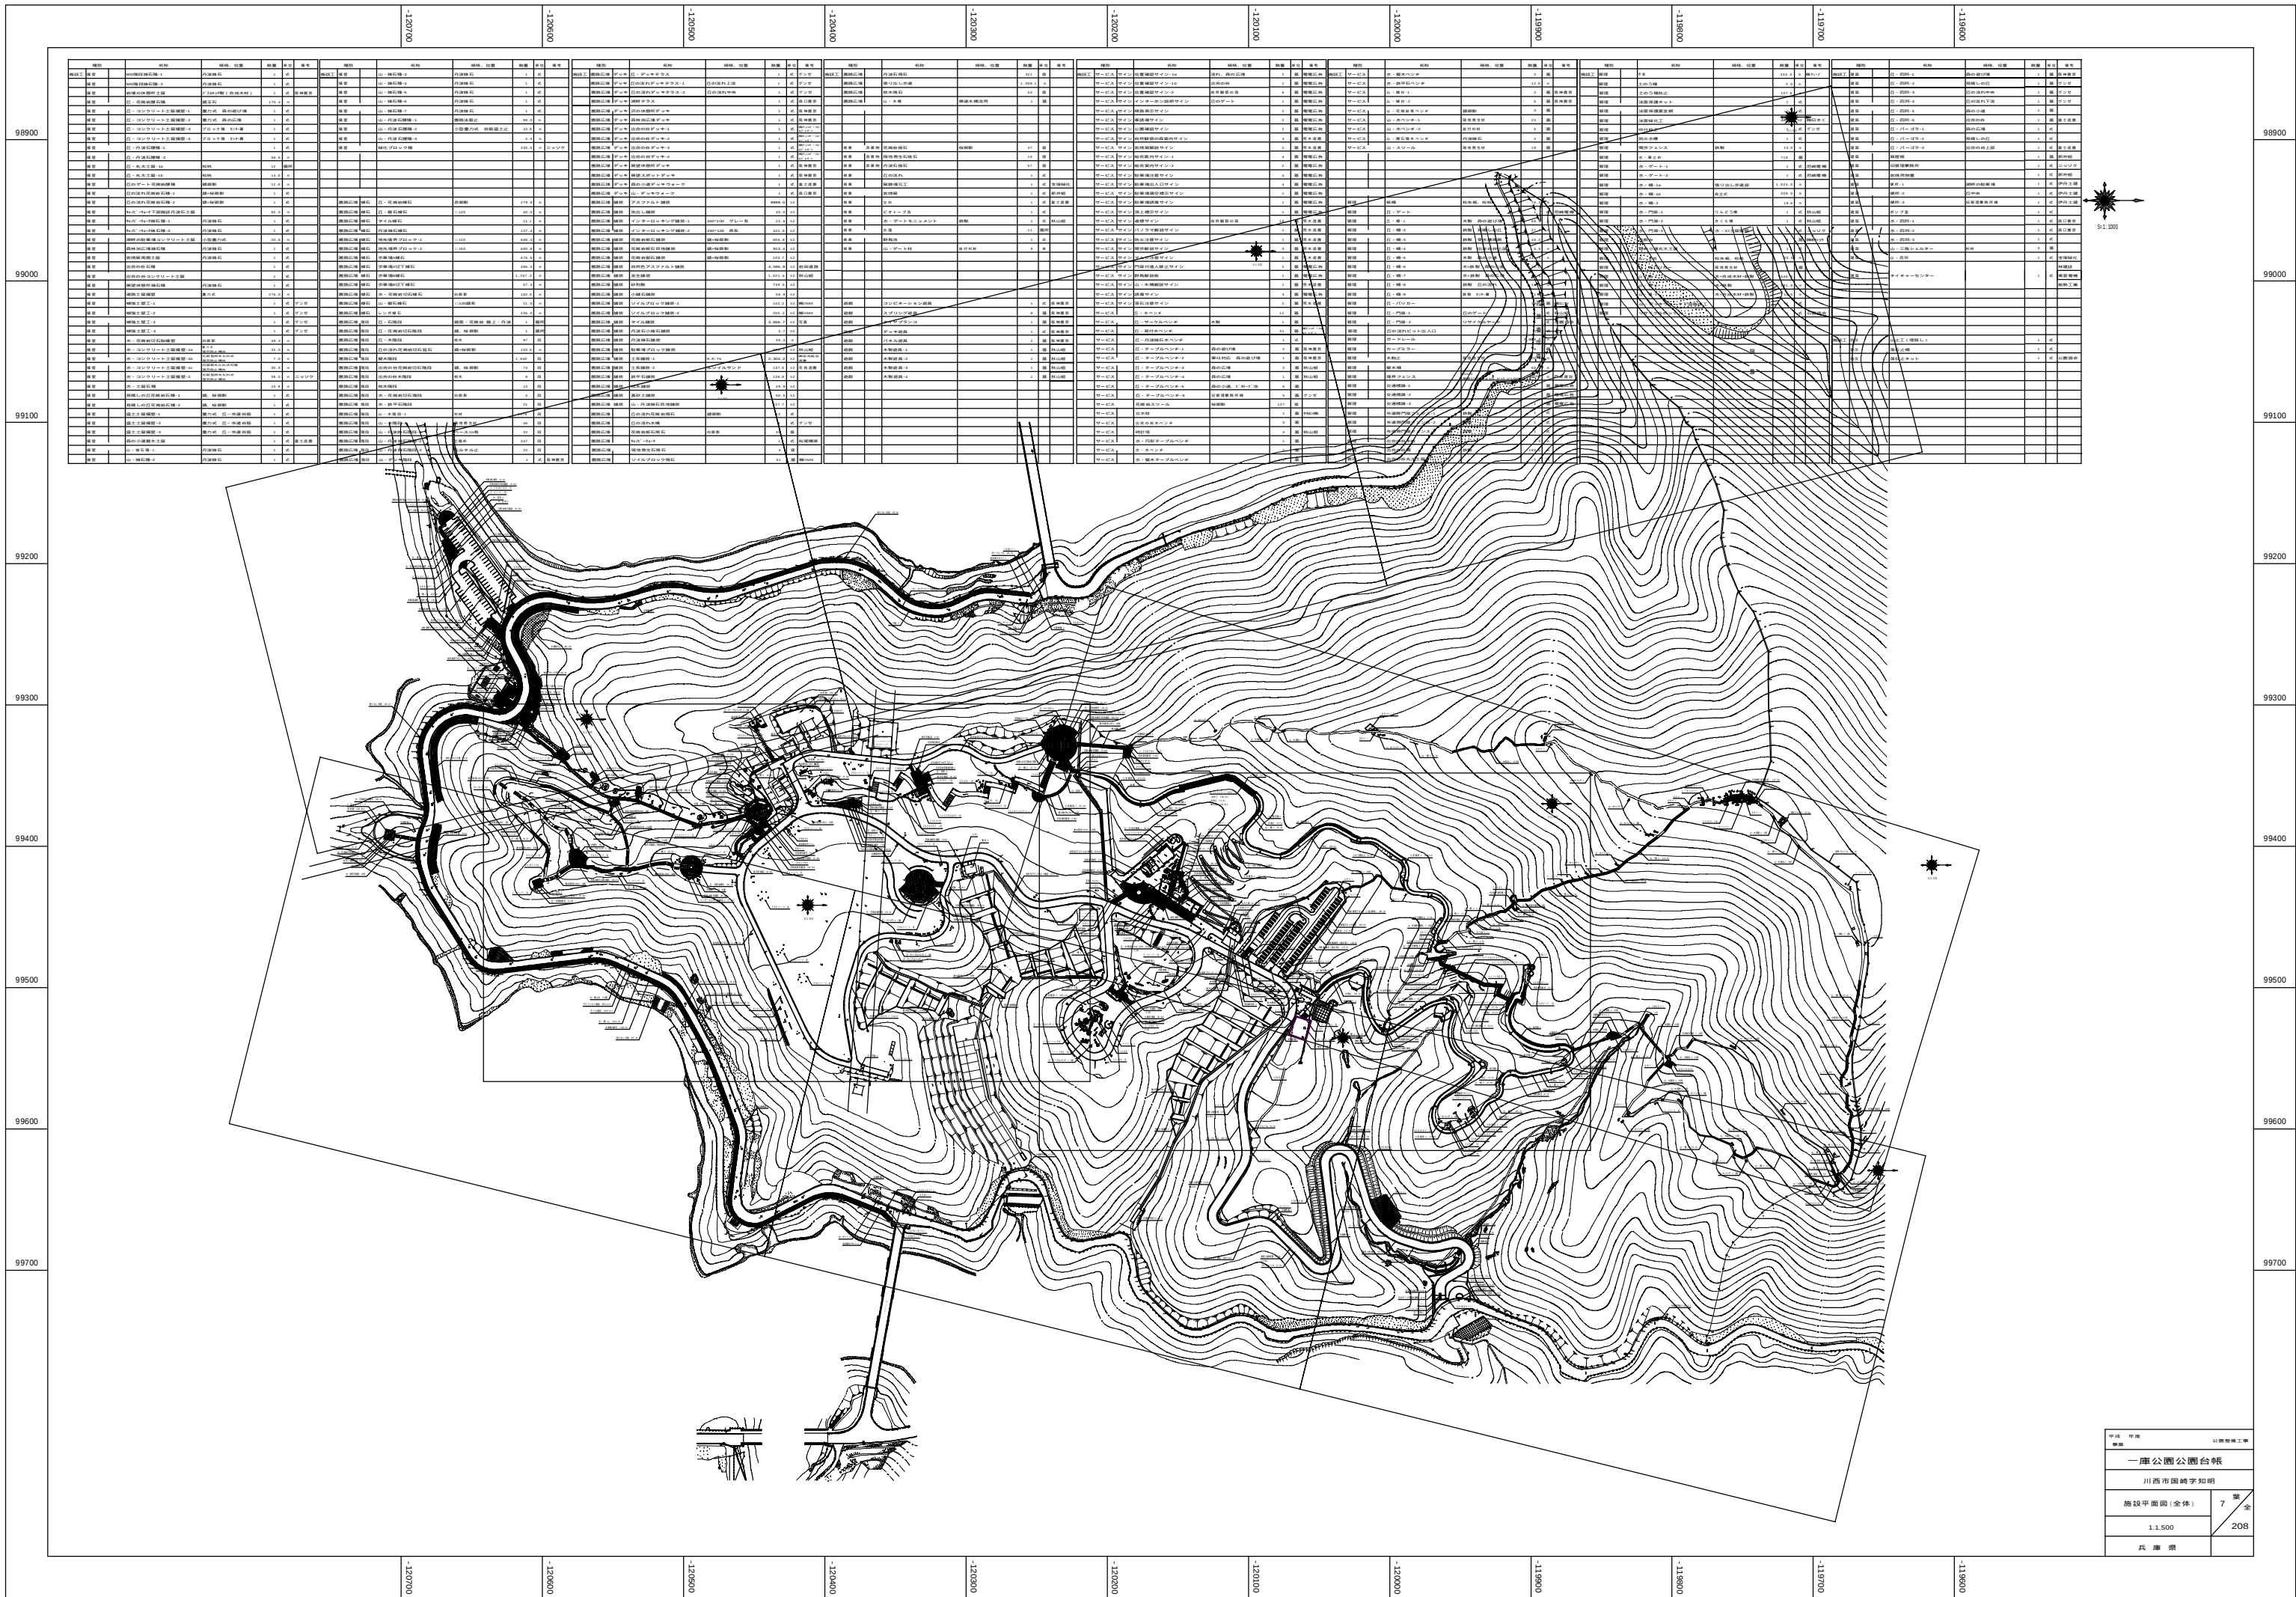


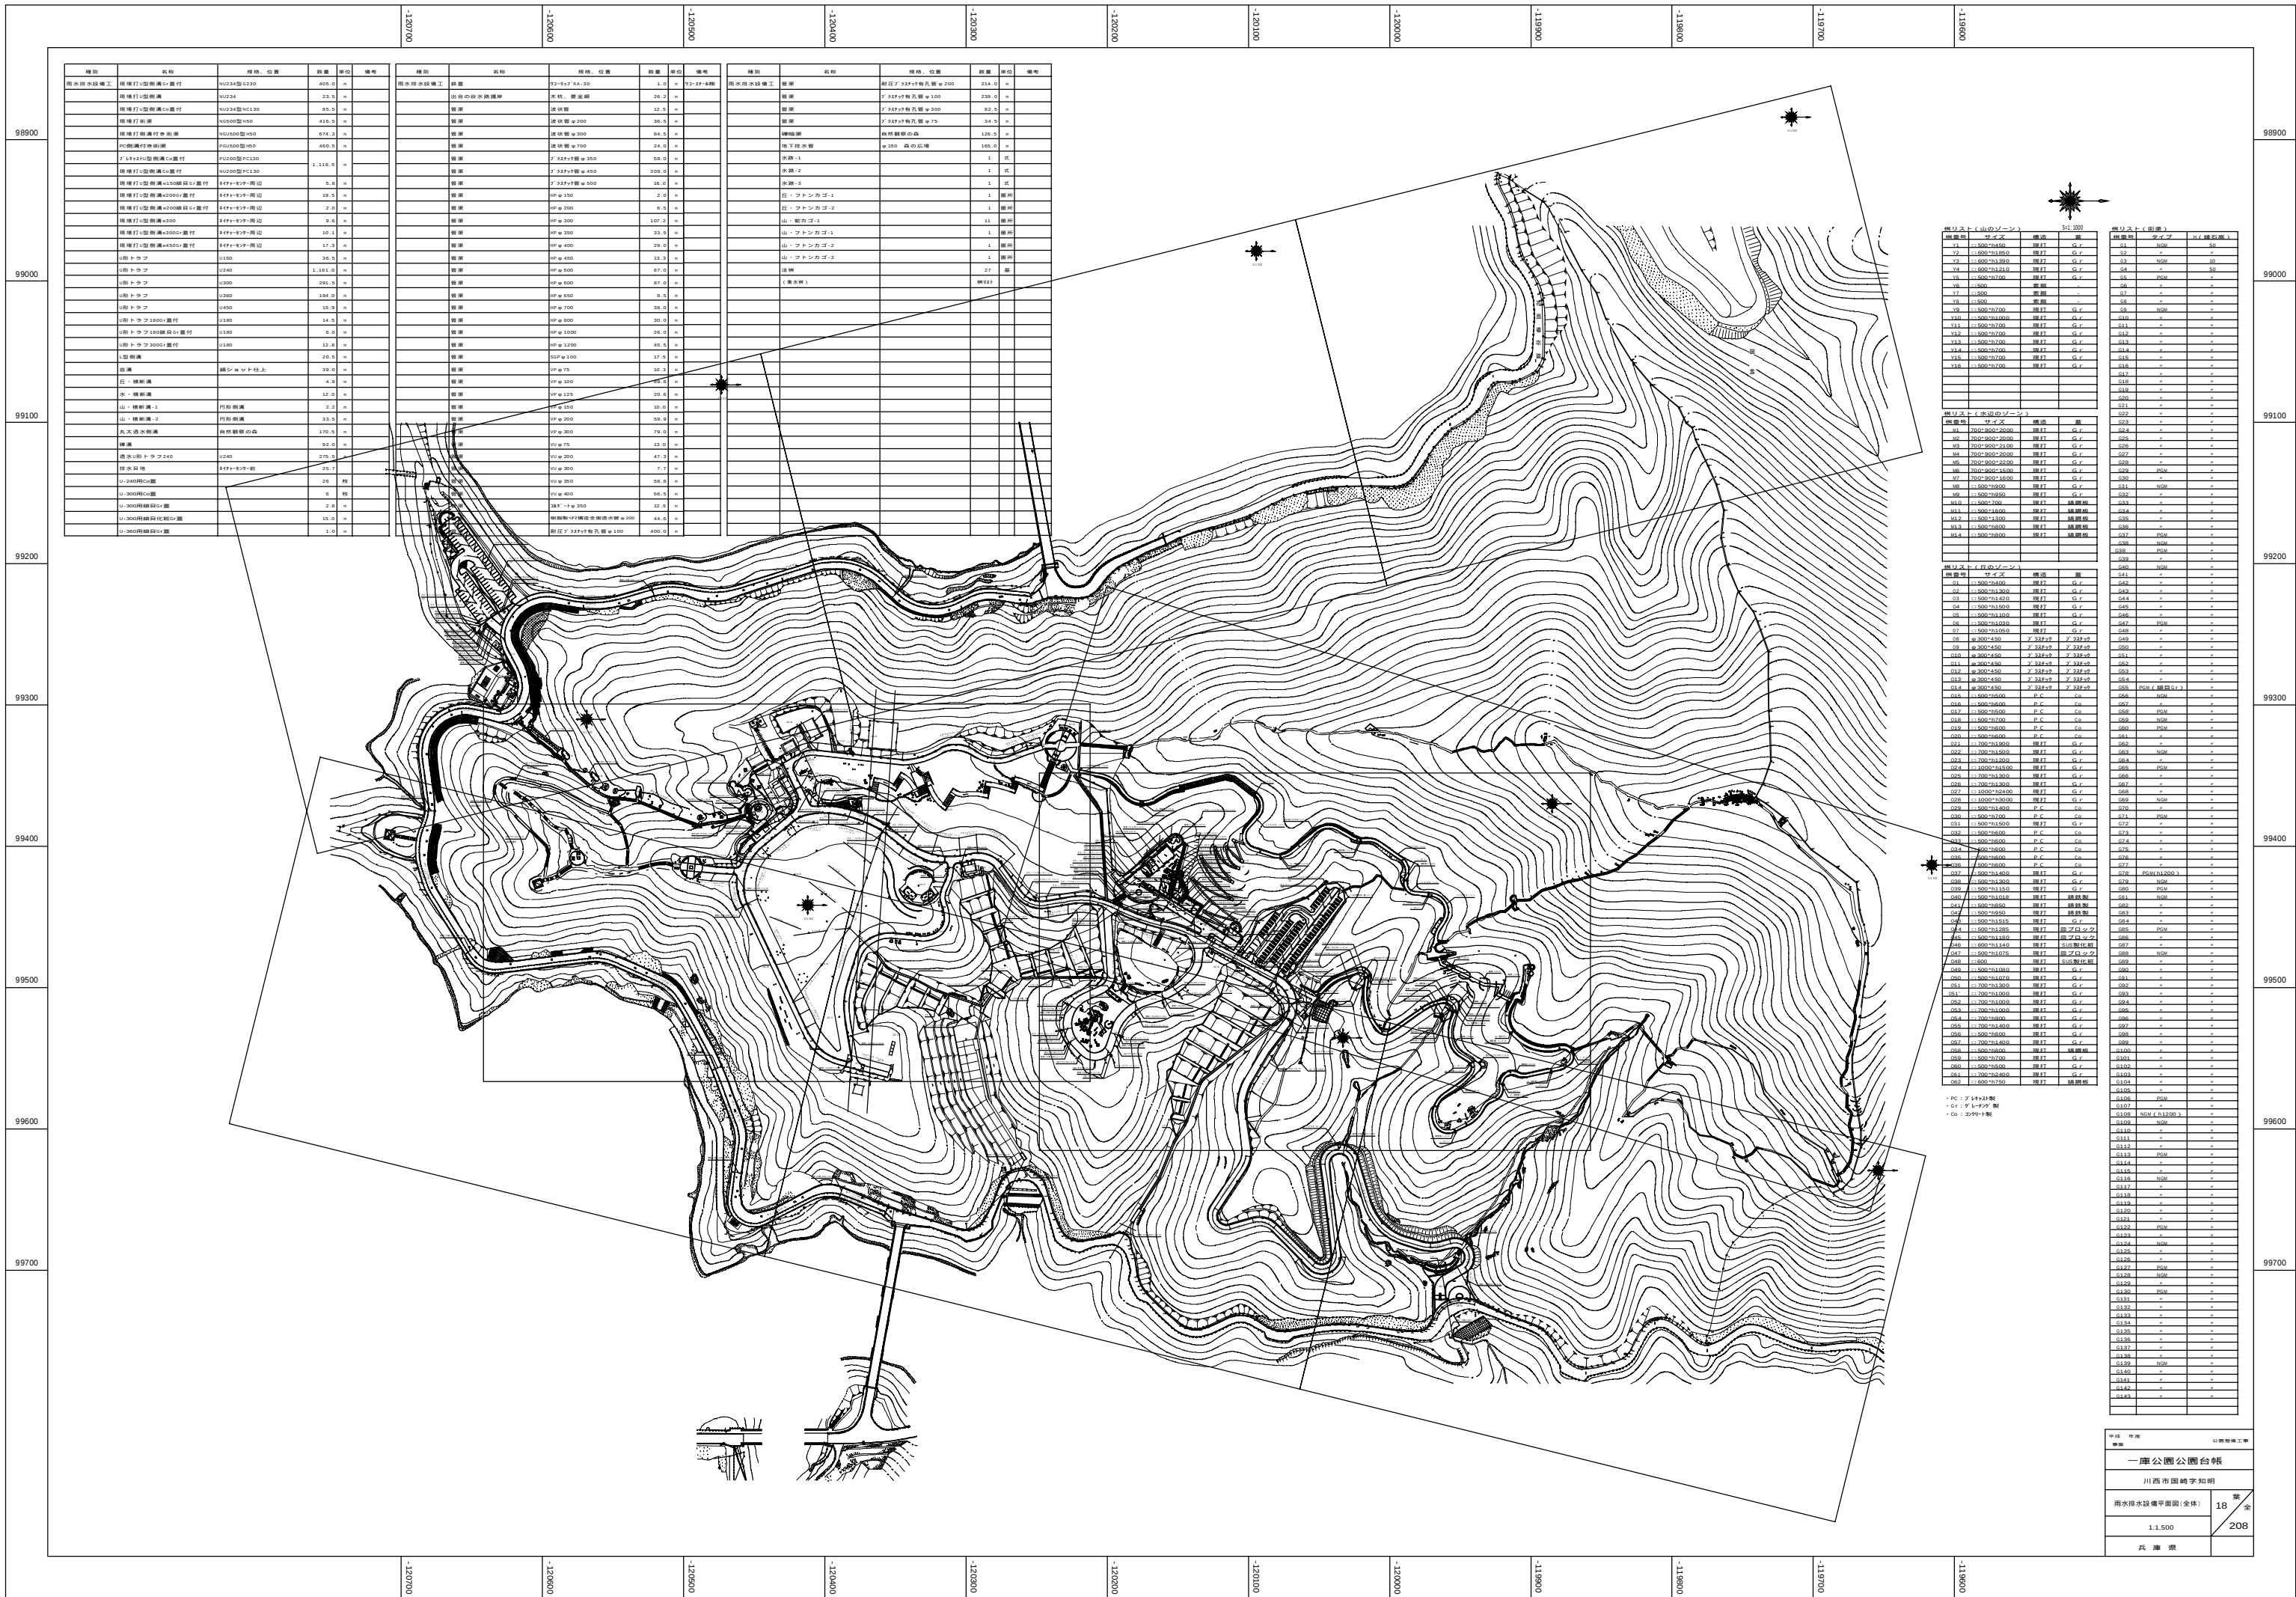

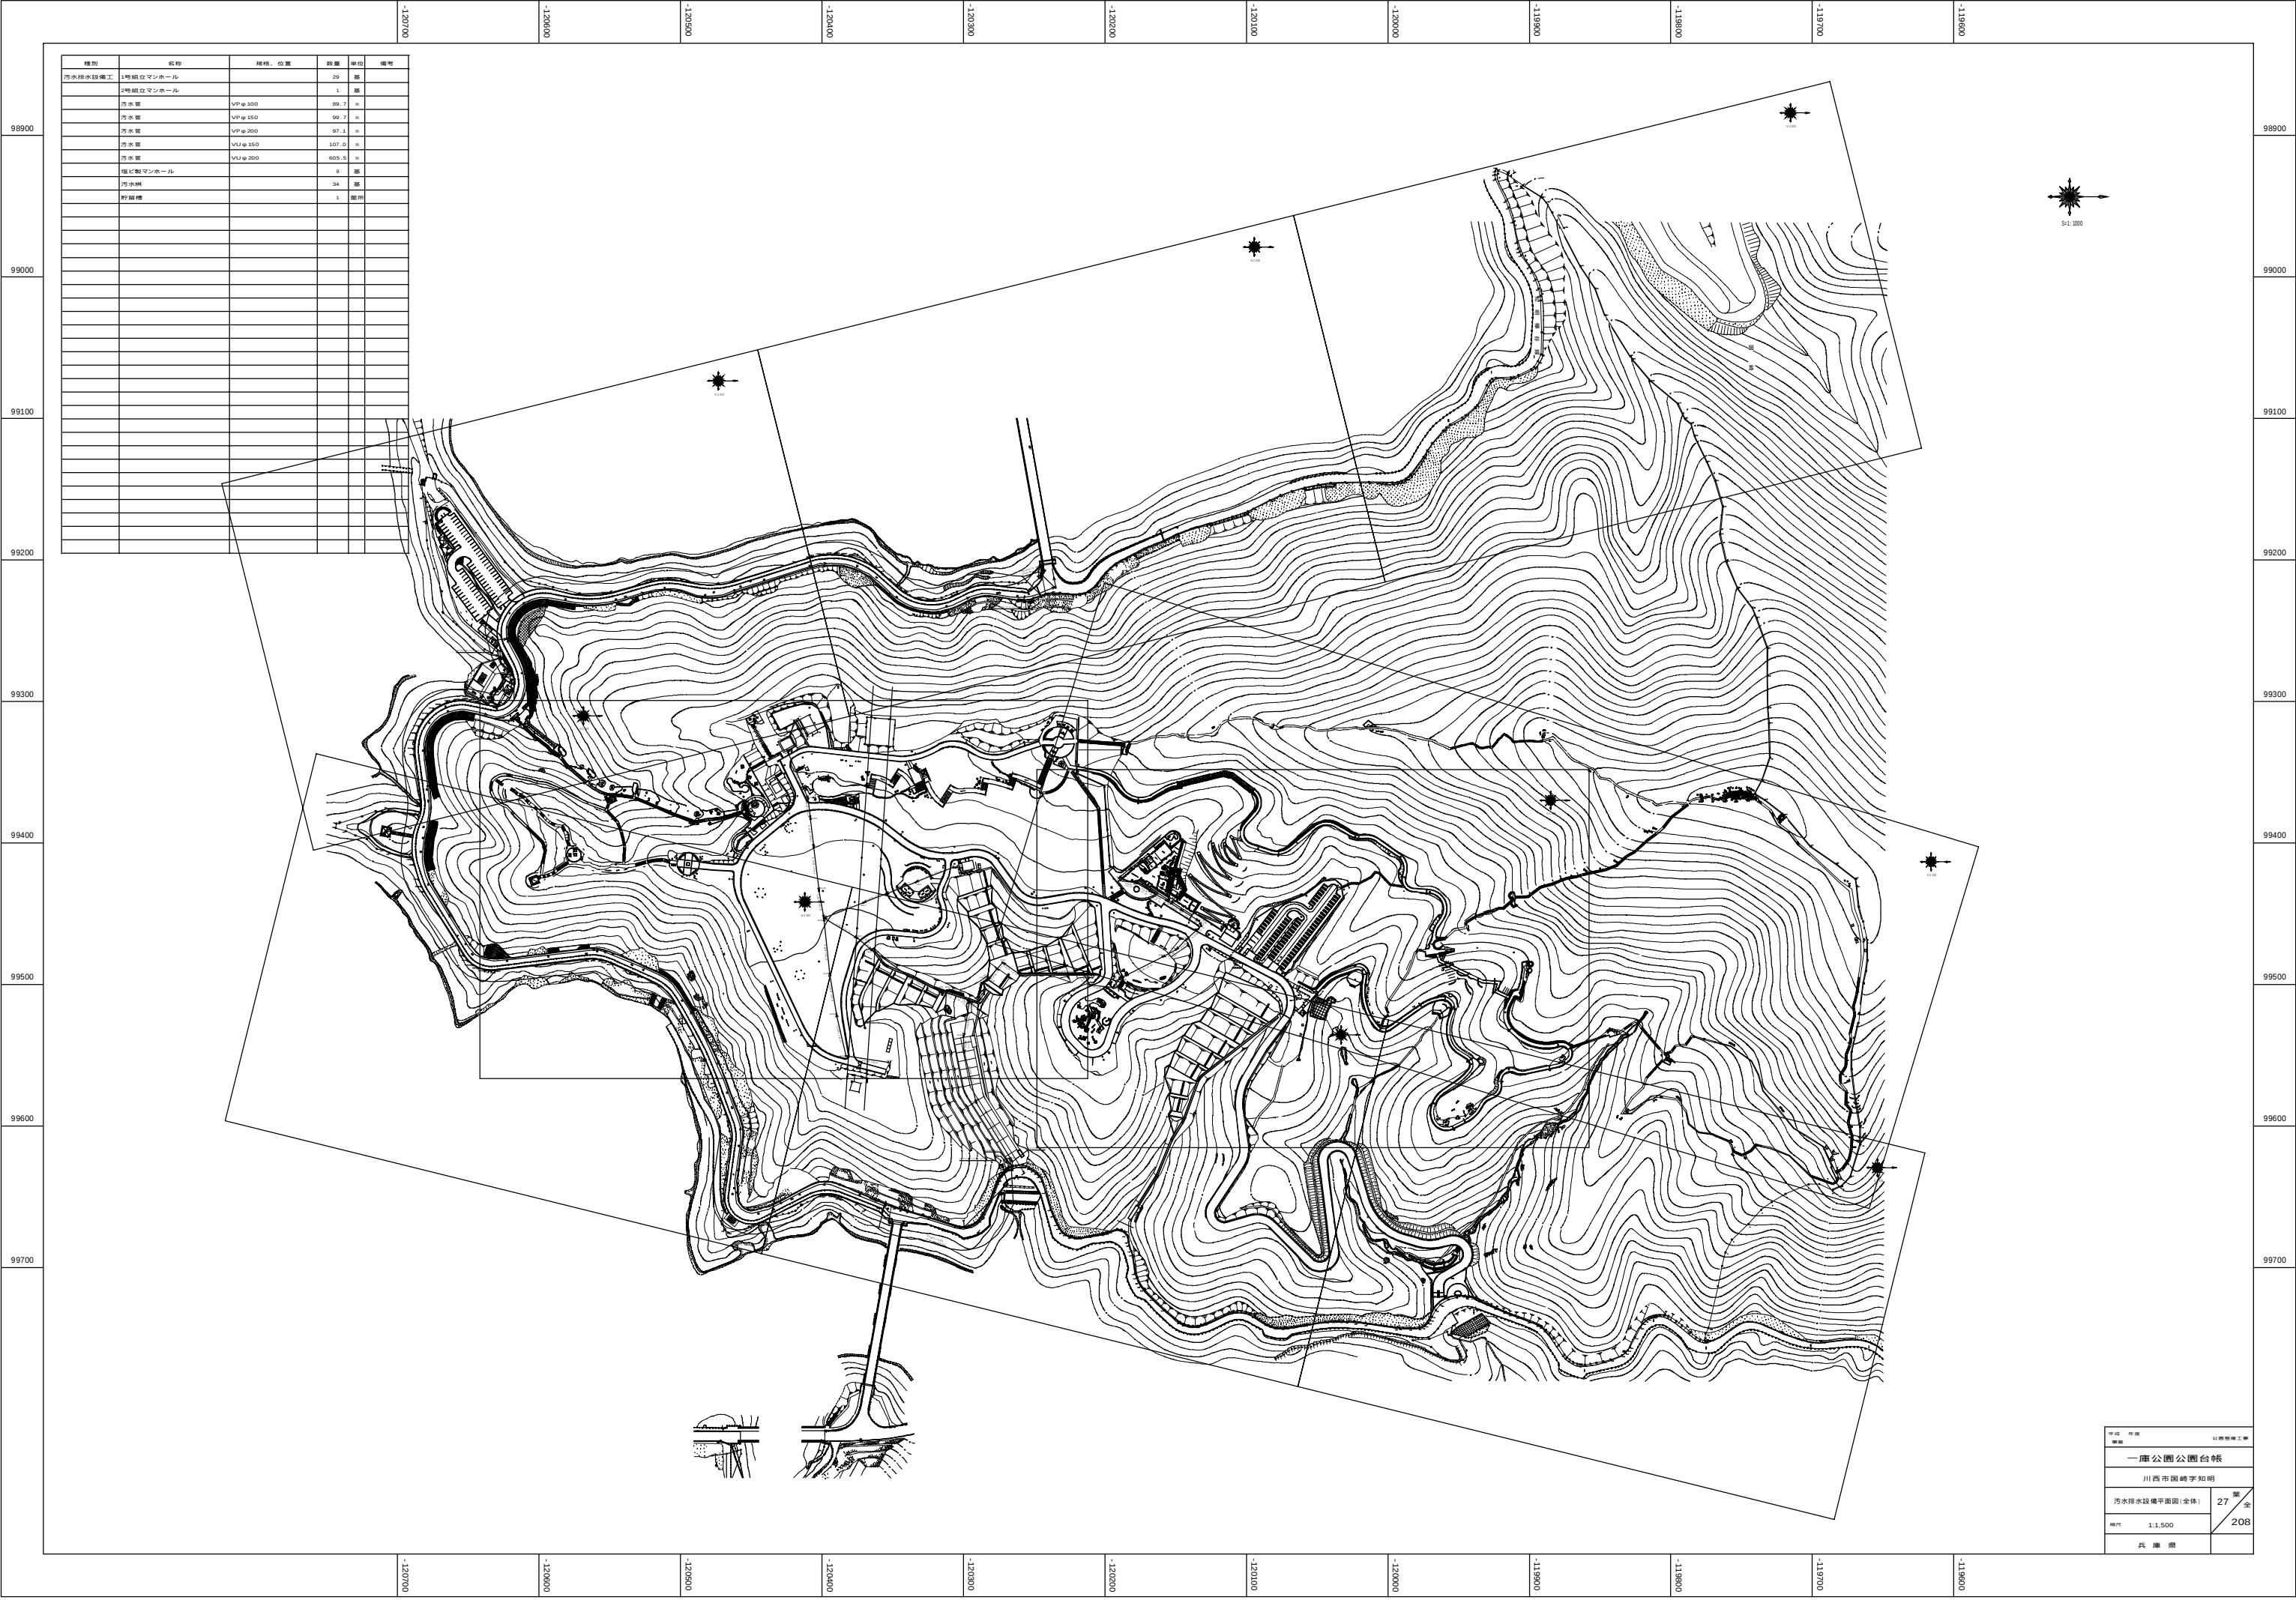


| 種類      | 名称         | 規格、位置  | 数量    | 単位 | 備考 |
|---------|------------|--------|-------|----|----|
| 汚水排水設備工 | 1号組立マンホール  |        | 29    | 基  |    |
|         | 2号組立マンホール  |        | 1     | 基  |    |
|         | 汚水管        | VPφ100 | 89.7  | m  |    |
|         | 汚水管        | VPφ150 | 99.7  | m  |    |
|         | 汚水管        | VPφ200 | 97.1  | m  |    |
|         | 汚水管        | VUφ150 | 107.0 | m  |    |
|         | 汚水管        | VUφ200 | 605.5 | m  |    |
|         | 塩化ビニルマンホール |        | 8     | 基  |    |
|         | 汚水側        |        | 34    | 基  |    |
|         | 野線標        |        | 1     | 箇所 |    |

|               |         |        |
|---------------|---------|--------|
| 平成 年 月 日      | 作成      | 川西建設工業 |
| 昭和 年 月 日      | 確認      |        |
| 一庫公園公園台帳      |         |        |
| 川西市国崎字和明      |         |        |
| 汚水排水設備平面図(全体) | 27      | 全      |
| 縮尺            | 1:1,500 | 208    |
| 氏 名           |         |        |

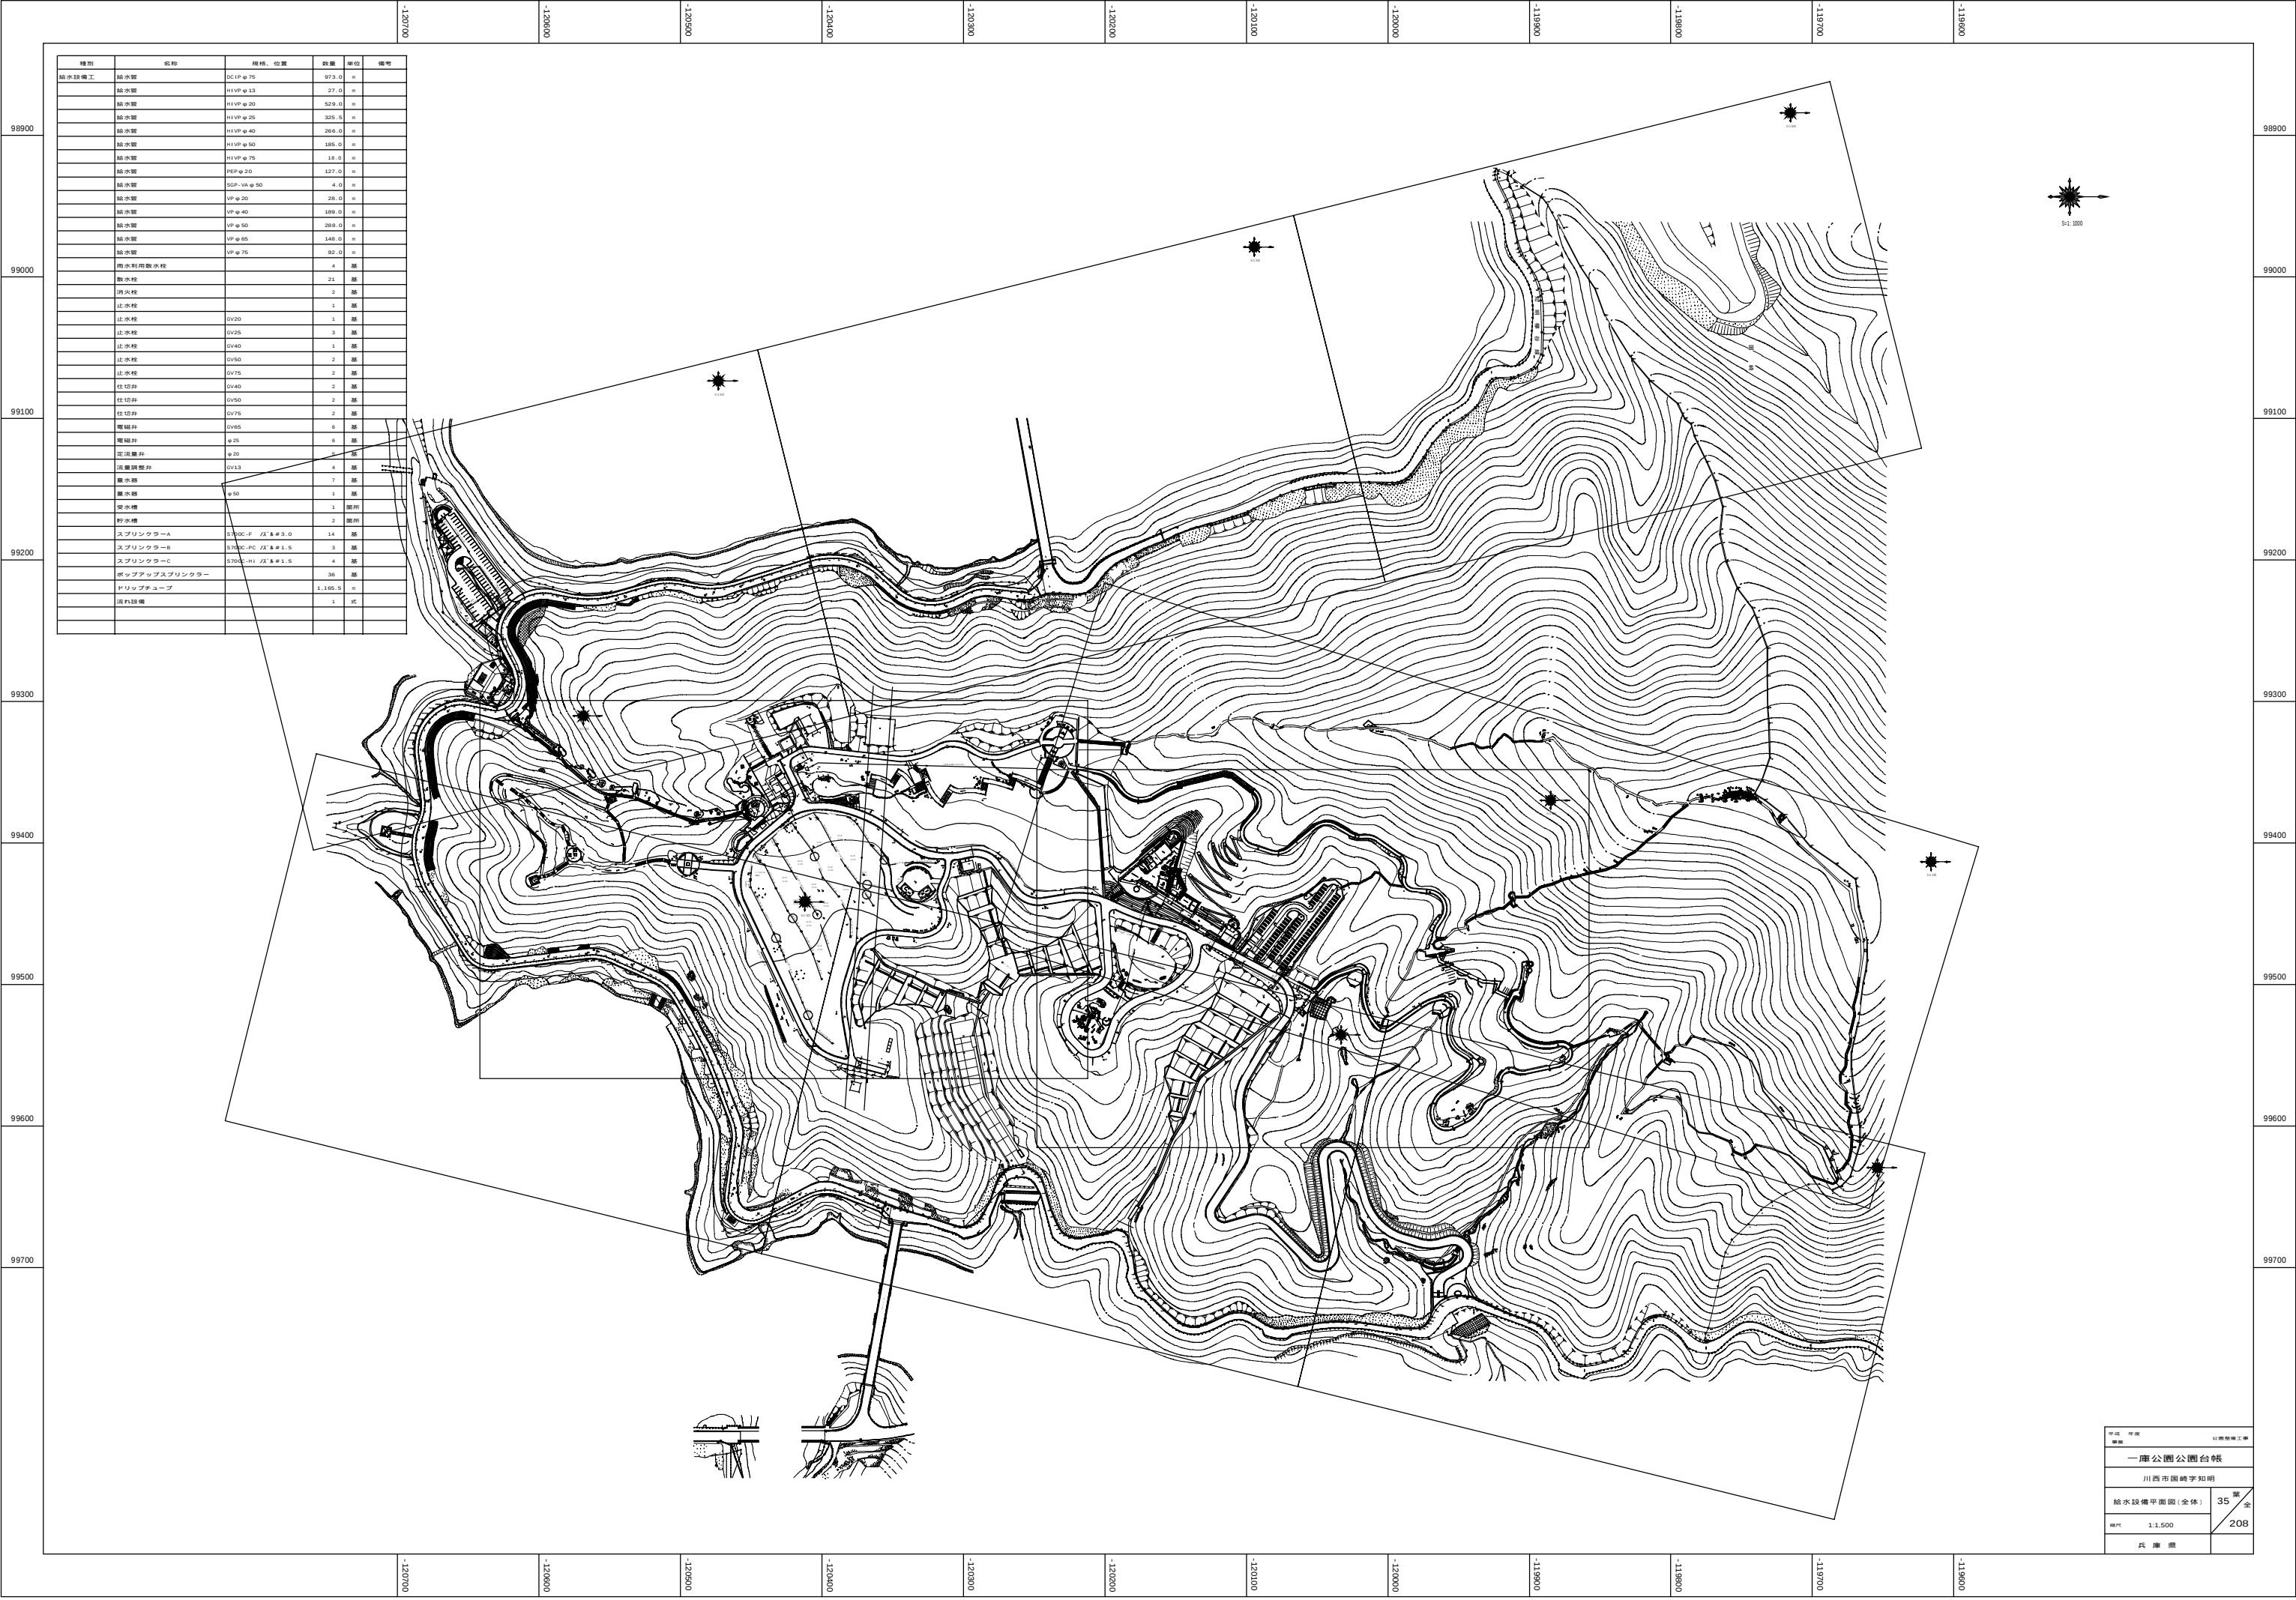

| 種別    | 名称            | 規格、位置              | 数量    | 単位 | 備考 |
|-------|---------------|--------------------|-------|----|----|
| 給水設備工 | 給水管           | DC1P φ 75          | 973.0 | m  |    |
|       | 給水管           | H1VP φ 13          | 27.0  | m  |    |
|       | 給水管           | H1VP φ 20          | 529.0 | m  |    |
|       | 給水管           | H1VP φ 25          | 325.5 | m  |    |
|       | 給水管           | H1VP φ 40          | 266.0 | m  |    |
|       | 給水管           | H1VP φ 50          | 185.0 | m  |    |
|       | 給水管           | H1VP φ 75          | 18.0  | m  |    |
|       | 給水管           | PEP φ 20           | 127.0 | m  |    |
|       | 給水管           | SGP-VA φ 50        | 4.0   | m  |    |
|       | 給水管           | VP φ 20            | 28.0  | m  |    |
|       | 給水管           | VP φ 40            | 189.0 | m  |    |
|       | 給水管           | VP φ 50            | 288.0 | m  |    |
|       | 給水管           | VP φ 65            | 148.0 | m  |    |
|       | 給水管           | VP φ 75            | 82.0  | m  |    |
|       | 雨水利用散水栓       |                    | 4     | 個  |    |
|       | 散水栓           |                    | 21    | 個  |    |
|       | 消火栓           |                    | 2     | 個  |    |
|       | 止水栓           |                    | 1     | 個  |    |
|       | 止水栓           | DV20               | 1     | 個  |    |
|       | 止水栓           | DV25               | 3     | 個  |    |
|       | 止水栓           | DV40               | 1     | 個  |    |
|       | 止水栓           | DV50               | 2     | 個  |    |
|       | 止水栓           | DV75               | 2     | 個  |    |
|       | 仕切井           | DV40               | 2     | 個  |    |
|       | 仕切井           | DV50               | 2     | 個  |    |
|       | 仕切井           | DV75               | 2     | 個  |    |
|       | 電線井           | DV65               | 6     | 個  |    |
|       | 電線井           | φ 25               | 6     | 個  |    |
|       | 笠置蓋井          | φ 20               | 2     | 個  |    |
|       | 汚水調整井         | DV13               | 4     | 個  |    |
|       | 集水栓           |                    | 7     | 個  |    |
|       | 集水栓           | φ 50               | 1     | 個  |    |
|       | 排水溝           |                    | 1     | 箇所 |    |
|       | 貯水槽           |                    | 2     | 箇所 |    |
|       | スプリンクラー-A     | S700C-F J/A φ 3.0  | 14    | 個  |    |
|       | スプリンクラー-B     | S700C-PC J/A φ 1.5 | 3     | 個  |    |
|       | スプリンクラー-C     | S700C-H1 J/A φ 1.5 | 4     | 個  |    |
|       | ボンプアップスプリンクラー |                    | 36    | 個  |    |
|       | トリップチューブ      | 1.145.5            | 1     | 個  |    |
|       | 消火設備          |                    | 1     | 式  |    |

| 種類    | 名称        | 規格、位置            | 数量  | 単位  | 備考 |
|-------|-----------|------------------|-----|-----|----|
| 電気設備工 | 高低ガス配管設備  | 2×60機            | 1   | 基   | 可算 |
|       | 第1キュービクル  | 湖畔の駐車場           | 15  | 基   | 可算 |
|       | 第2キュービクル  | 山の斜面上部           | 1   | 基   | 可算 |
|       | 第3キュービクル  | エディターセンター裏       | 1   | 基   | 可算 |
|       | 中央制御室     | エディターセンター管理事務所内  | 1   | 基   | 可算 |
|       | 監視・操作室    | エディターセンター管理事務所内  | 1   | 基   | 可算 |
|       | PLC室      | 旧管理事務所・エディターセンター | 2   | 基   | 可算 |
|       | 分電盤       | LT-C1            | 1   | 基   | 可算 |
|       | 分電盤       | LT-C2            | 1   | 基   | 可算 |
|       | 分電盤       | LT-G2            | 1   | 基   | 可算 |
|       | 分電盤       | LT-G3            | 1   | 基   | 可算 |
|       | 分電盤       | 旧管理事務所           | 1   | 基   | 可算 |
|       | 分電盤       | 旧管理事務所機庫所        | 1   | 基   | 可算 |
|       | 分電盤       | 湖畔の駐車場機庫所        | 1   | 基   | 可算 |
|       | 分電盤       | 水道管理用            | 1   | 基   | 可算 |
|       | ハンドラール    |                  | 129 | 基   |    |
|       | 外灯        |                  | 74  | 基   | 可算 |
|       | フットライト照燈灯 |                  | 10  | 基   | 可算 |
|       | ゲート制御     | G1               | 1   | 式   | 可算 |
|       | ゲート制御     | G2               | 1   | 式   | 可算 |
|       | ゲート制御     | G3               | 1   | 式   | 可算 |
|       | 中継器       |                  | 1   | 基   | 可算 |
|       | カメラ       |                  | 6   | 基   | 可算 |
|       | スピーカー     | 外灯付              | 8   | 基   | 可算 |
|       | スピーカー     | 単独型              | 10  | 基   | 可算 |
|       | (電線)      |                  |     | 配線用 |    |
|       | (電線管)     |                  |     | 配線用 |    |

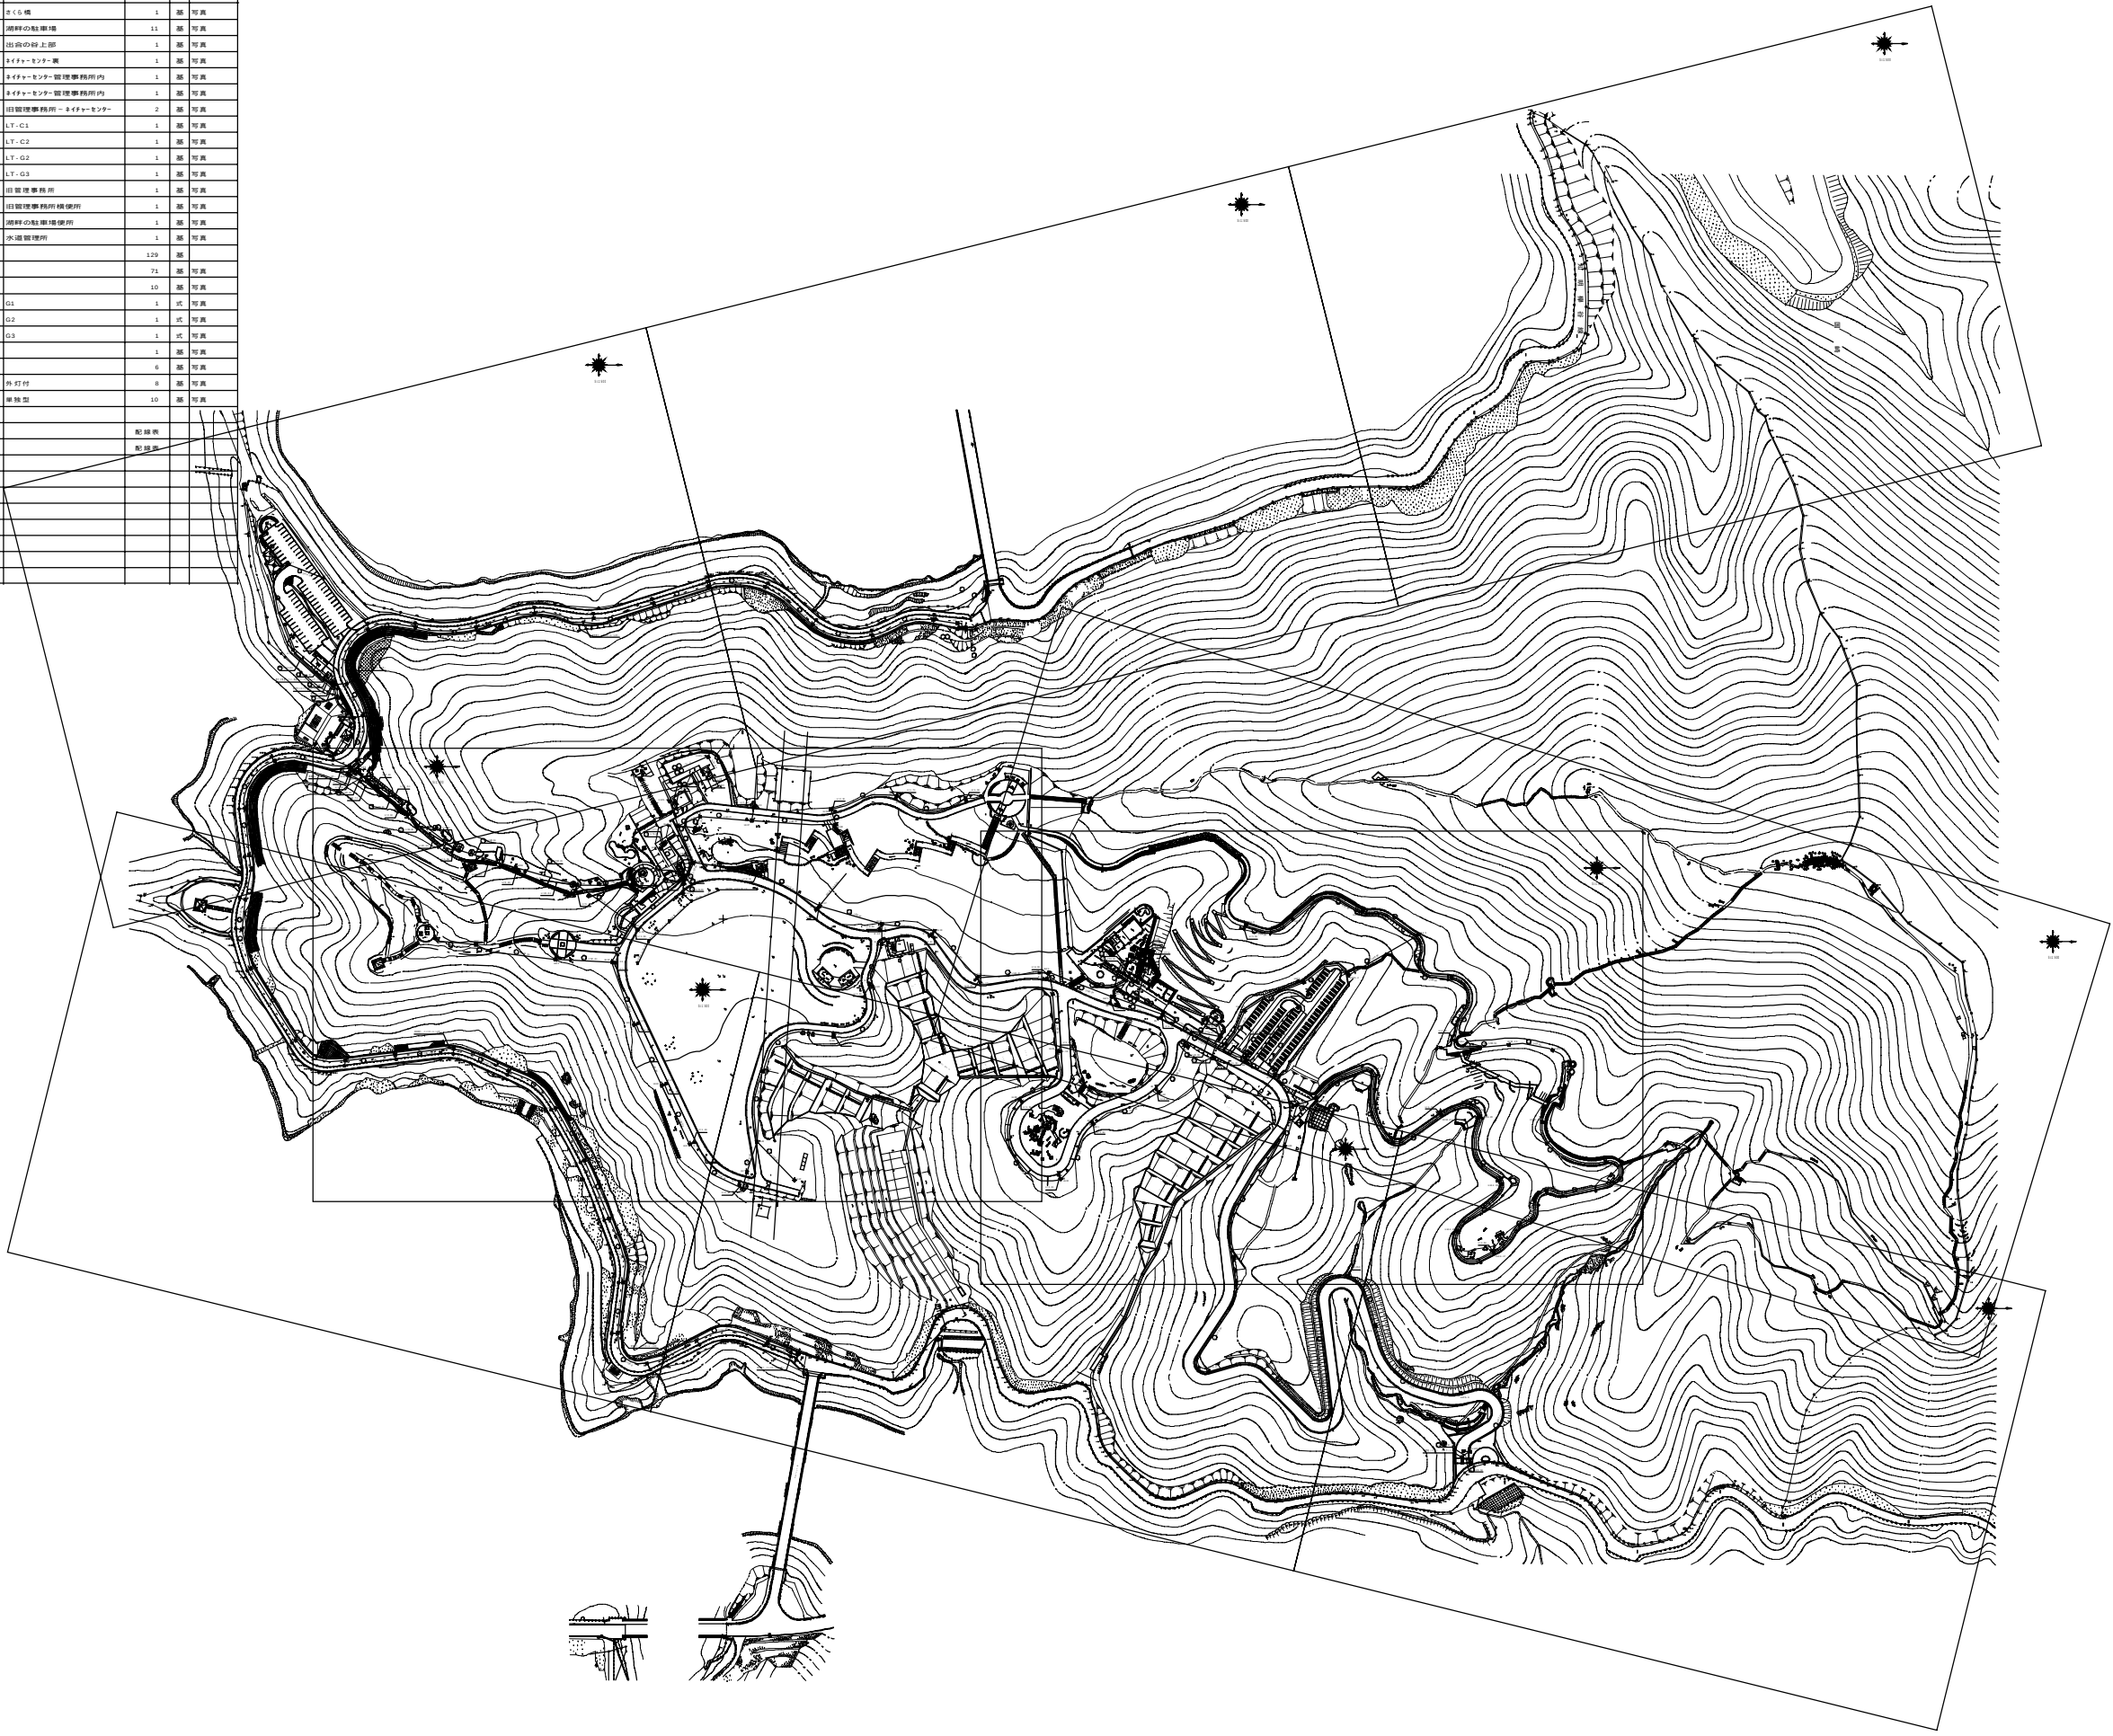



|            |  |        |               |
|------------|--|--------|---------------|
| 平成 年度      |  | 公園整備工事 |               |
| 事業         |  |        |               |
| 一庫公園公園台帳   |  |        |               |
| 川西市国崎字知明   |  |        |               |
| 雨水排水設備系統図  |  | 17     | 葉<br>全<br>208 |
| 縮尺 1:2,000 |  |        |               |
| 兵 庫 県      |  |        |               |






|            |           |
|------------|-----------|
| 平成 年度      | 公園整備工事    |
| 一庫公園公園台帳   |           |
| 川西市国崎字知明   |           |
| 給水設備系統図    | 34 葉<br>全 |
| 縮尺 1:2,000 | 208       |
| 兵庫県        |           |







|           |        |
|-----------|--------|
| 平成 年度     | 公園整備工事 |
| 一庫公園公園台帳  |        |
| 川西市国崎字知明  |        |
| 間歩、炭焼窯位置図 | 葉 72 全 |
| 1:2,000   | 208    |
| 兵庫県       |        |

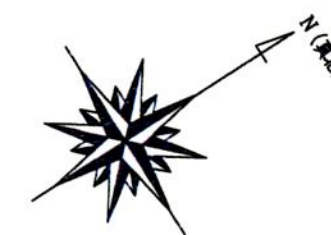





平面図 1:200

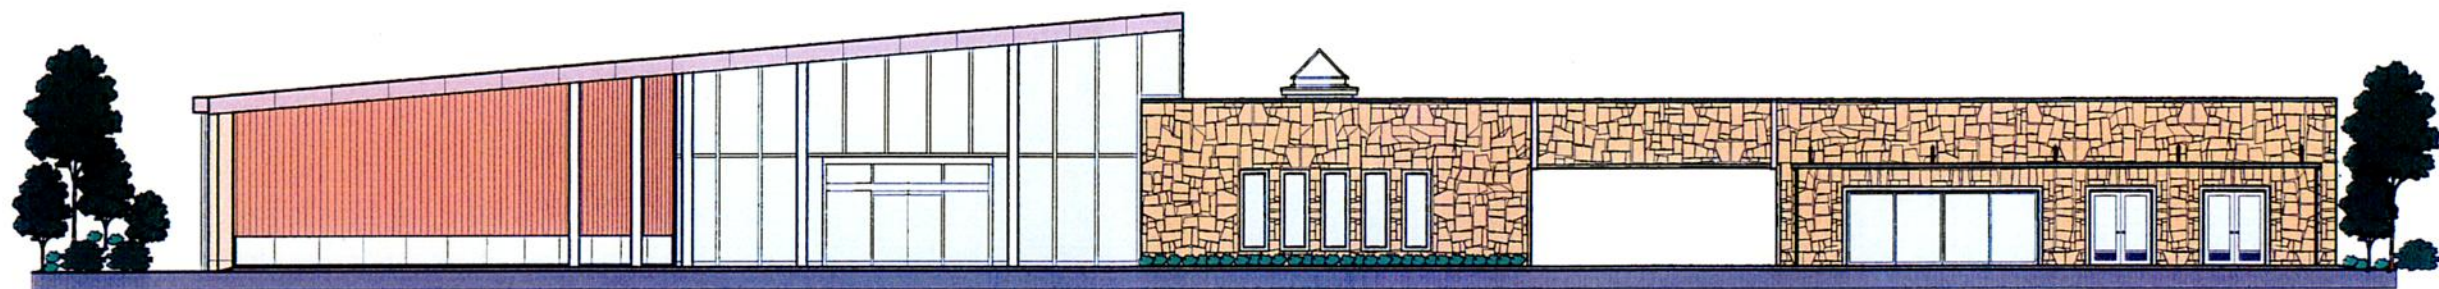


東立面図 1:200

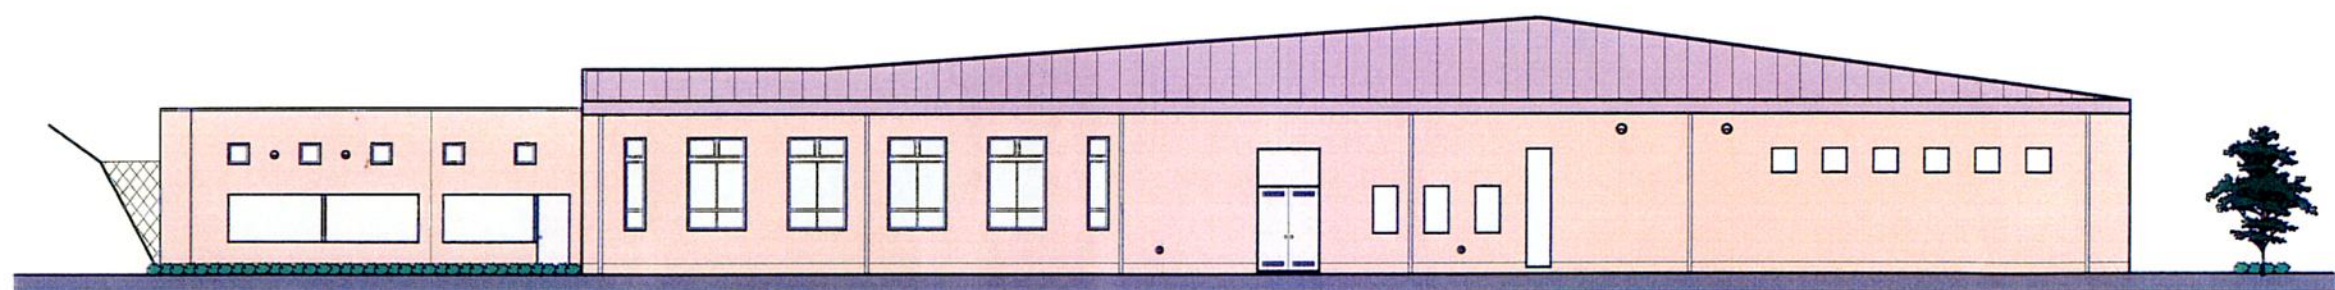

南立面図 1:200

    


1000

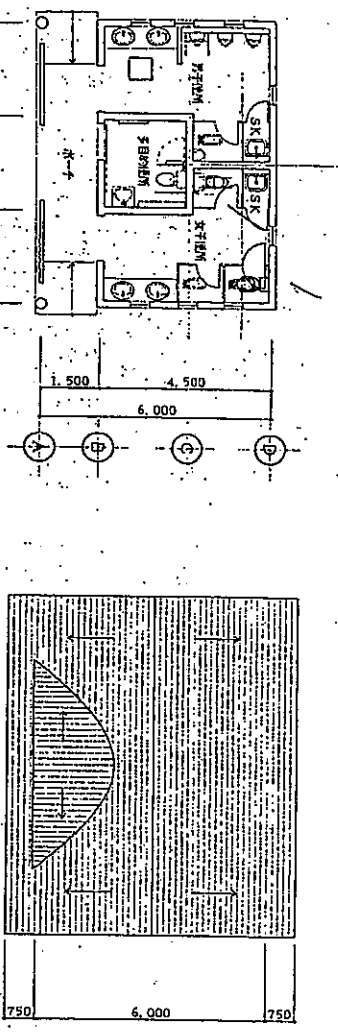


平面図 1:100

屋根状図 1:100

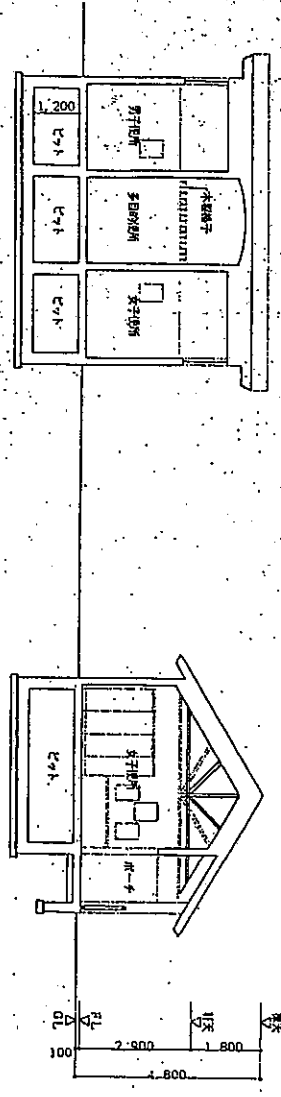


断面図 1 1:100

断面図 2 1:100

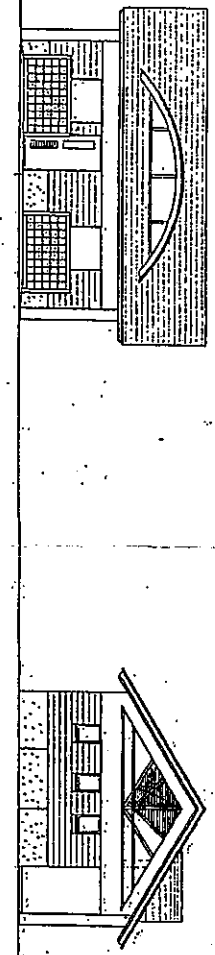

立面図 1 1:100

立面図 2 1:100

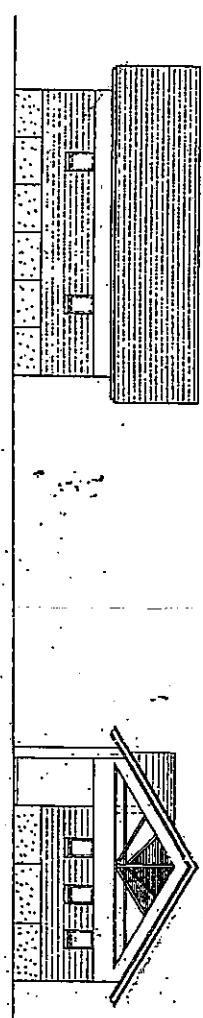


立面図 3 1:100

立面図 4 1:100

| 部位 | 構造       | 外装       | 内装       | 備考 |
|----|----------|----------|----------|----|
| 基礎 | コンクリート基礎 | コンクリート基礎 | コンクリート基礎 |    |
| 柱  | コンクリート柱  | コンクリート柱  | コンクリート柱  |    |
| 梁  | コンクリート梁  | コンクリート梁  | コンクリート梁  |    |
| 床  | コンクリート床  | コンクリート床  | コンクリート床  |    |
| 壁  | コンクリート壁  | コンクリート壁  | コンクリート壁  |    |
| 天井 | コンクリート天井 | コンクリート天井 | コンクリート天井 |    |
| 屋根 | コンクリート屋根 | コンクリート屋根 | コンクリート屋根 |    |

| 部位 | 構造       | 外装       | 内装       | 備考 |
|----|----------|----------|----------|----|
| 基礎 | コンクリート基礎 | コンクリート基礎 | コンクリート基礎 |    |
| 柱  | コンクリート柱  | コンクリート柱  | コンクリート柱  |    |
| 梁  | コンクリート梁  | コンクリート梁  | コンクリート梁  |    |
| 床  | コンクリート床  | コンクリート床  | コンクリート床  |    |
| 壁  | コンクリート壁  | コンクリート壁  | コンクリート壁  |    |
| 天井 | コンクリート天井 | コンクリート天井 | コンクリート天井 |    |
| 屋根 | コンクリート屋根 | コンクリート屋根 | コンクリート屋根 |    |

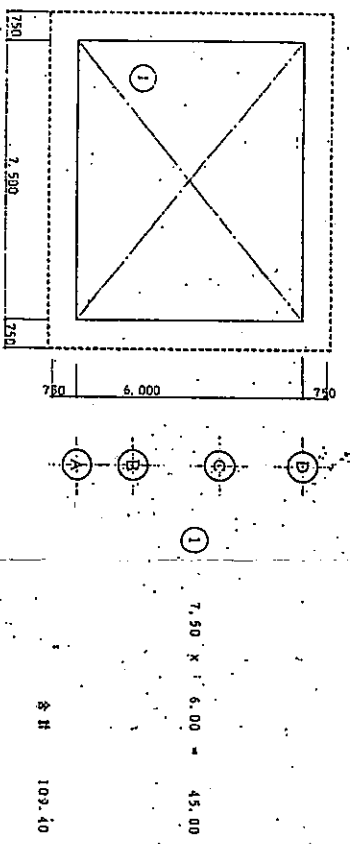

配置図 1:100

| 項目   | 数値    | 単位 |
|------|-------|----|
| 延床面積 | 45.00 | ㎡  |
| 建築面積 | 45.00 | ㎡  |
| 容積率  |       | %  |





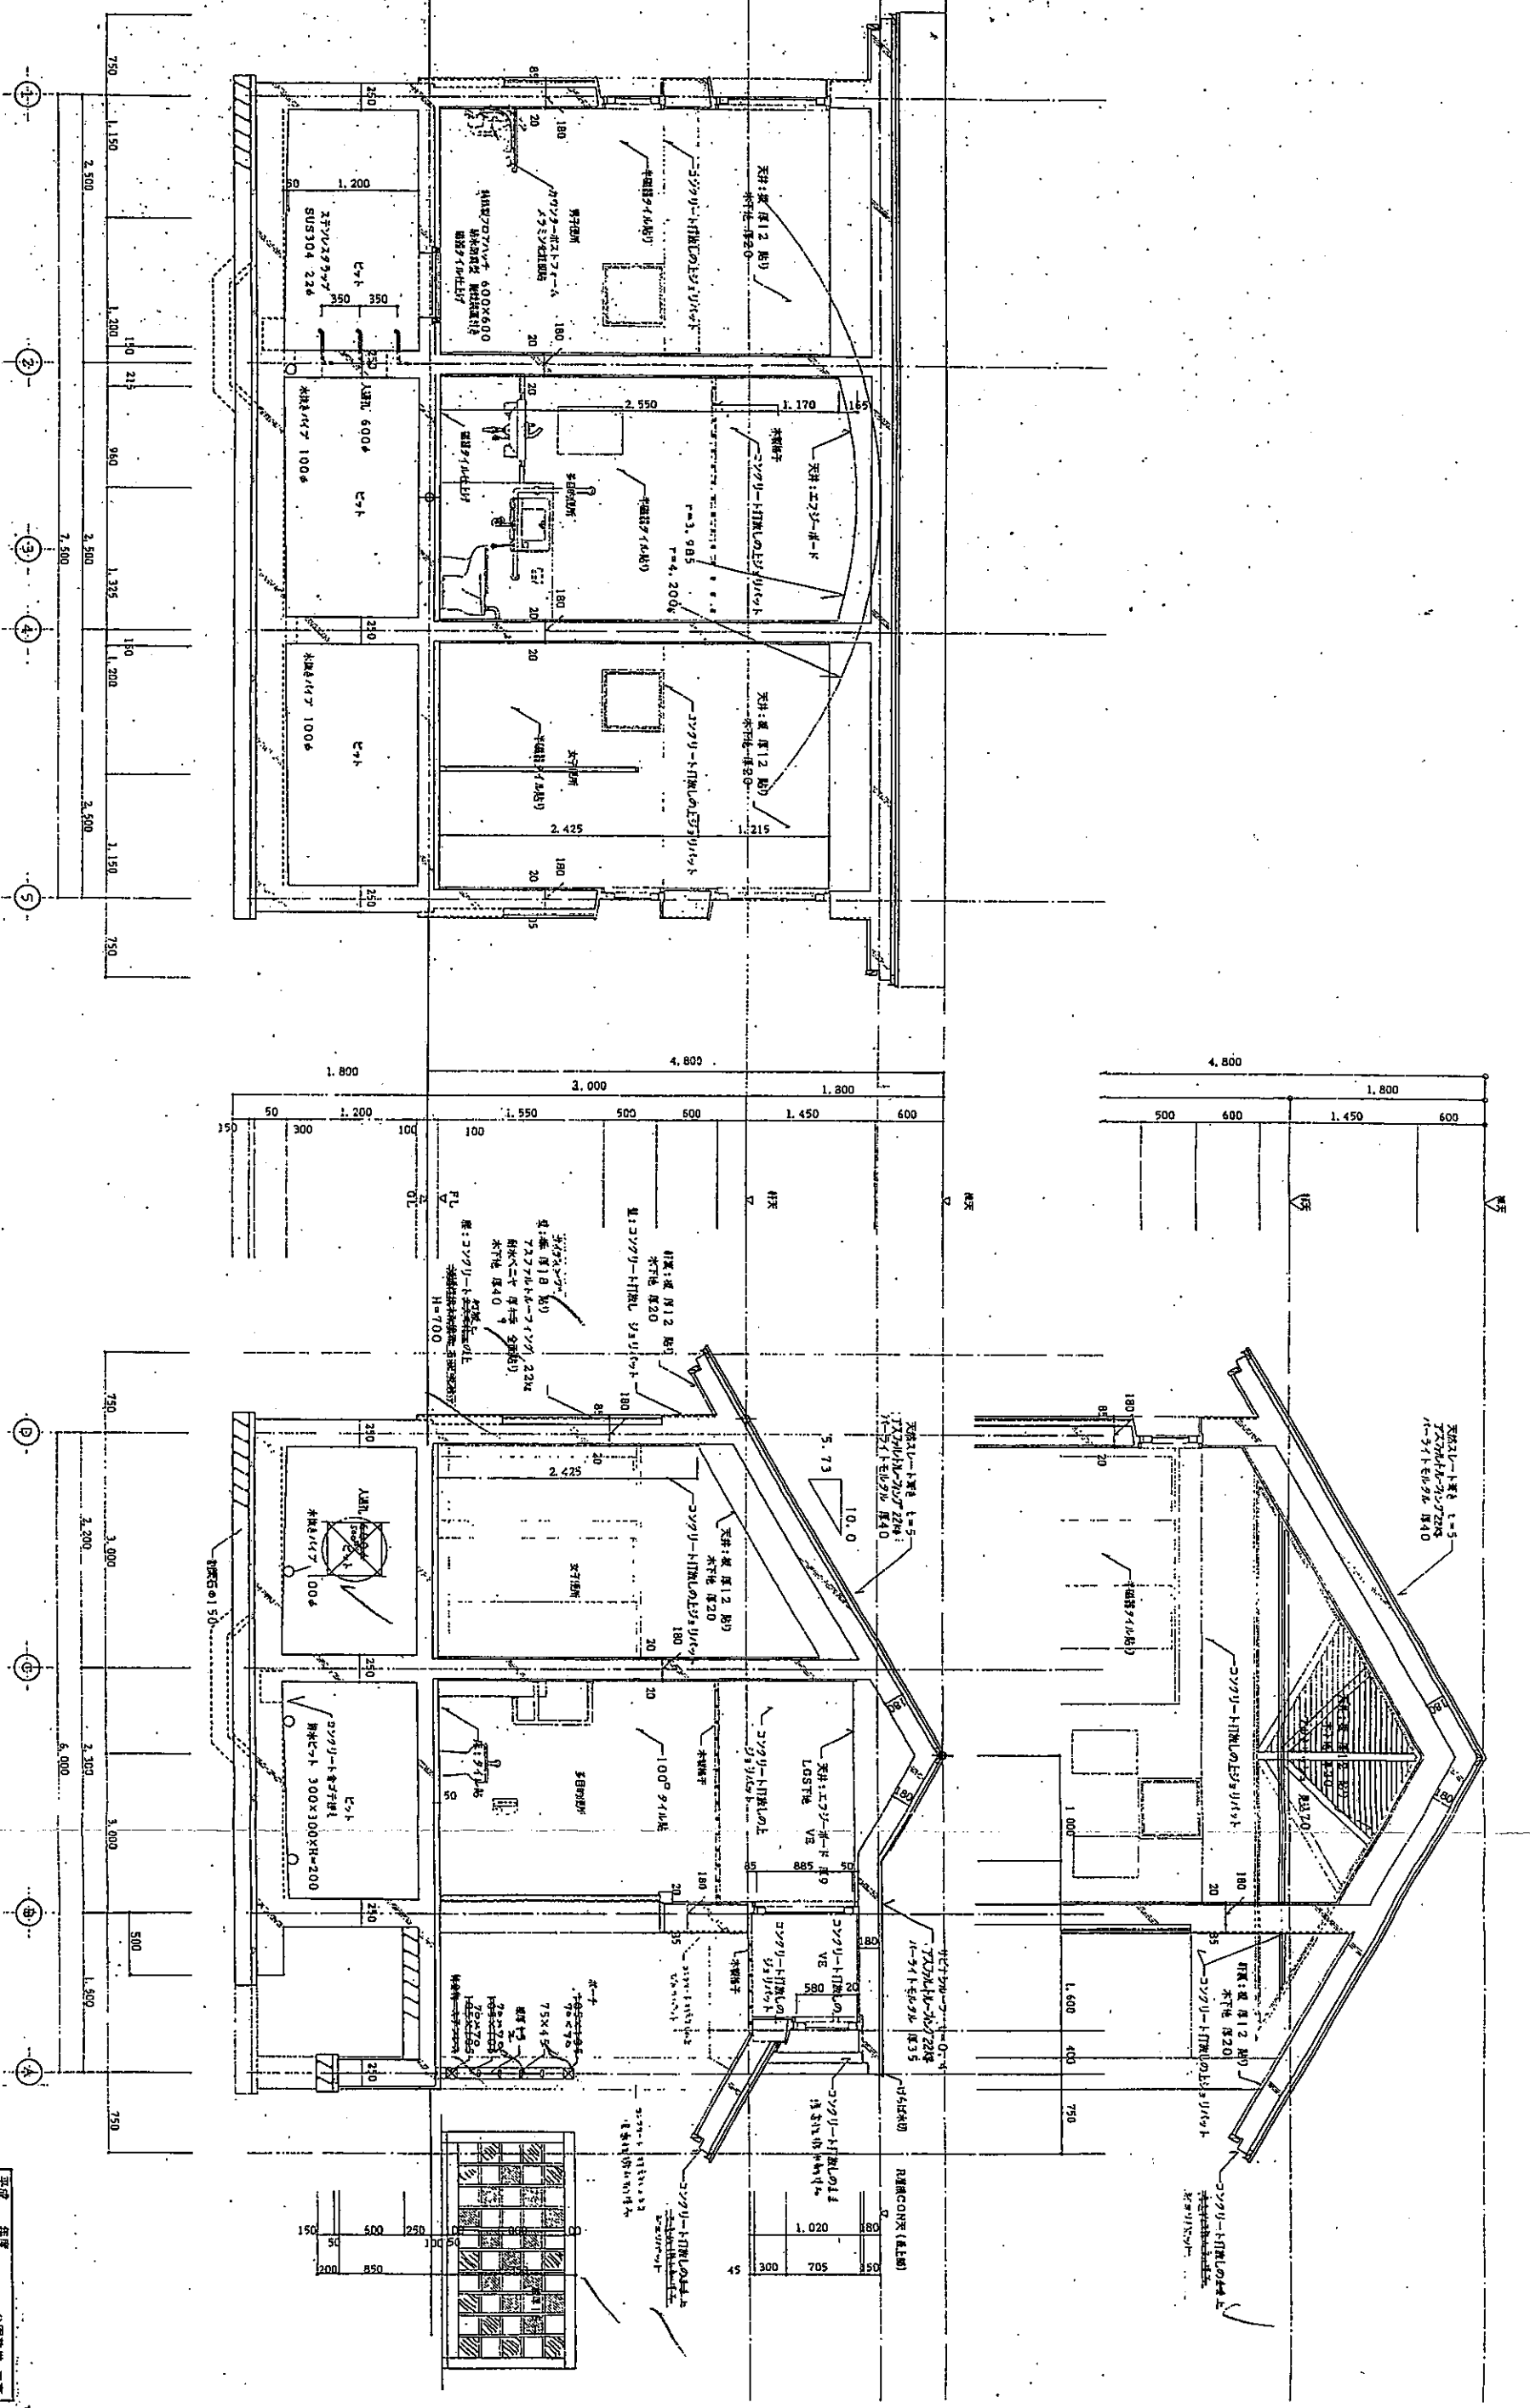



図 1 1:30

図 2 1:30

|          |          |
|----------|----------|
| 平成 年度    | 公園整備 工事  |
| 事業       | 一庫公園公園台帳 |
| 川西市国崎字知明 |          |
| 119 葉    | 119 葉    |
| 208 全    | 208 全    |
| 縮尺 1:30  |          |
| 兵 庫 県    | 施設       |

[illegible]

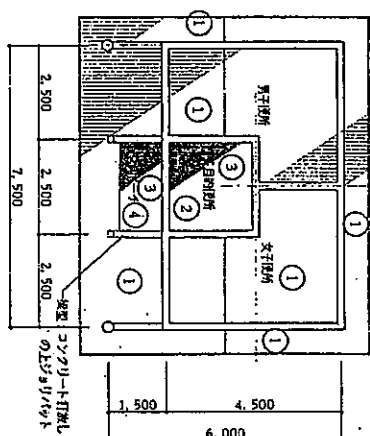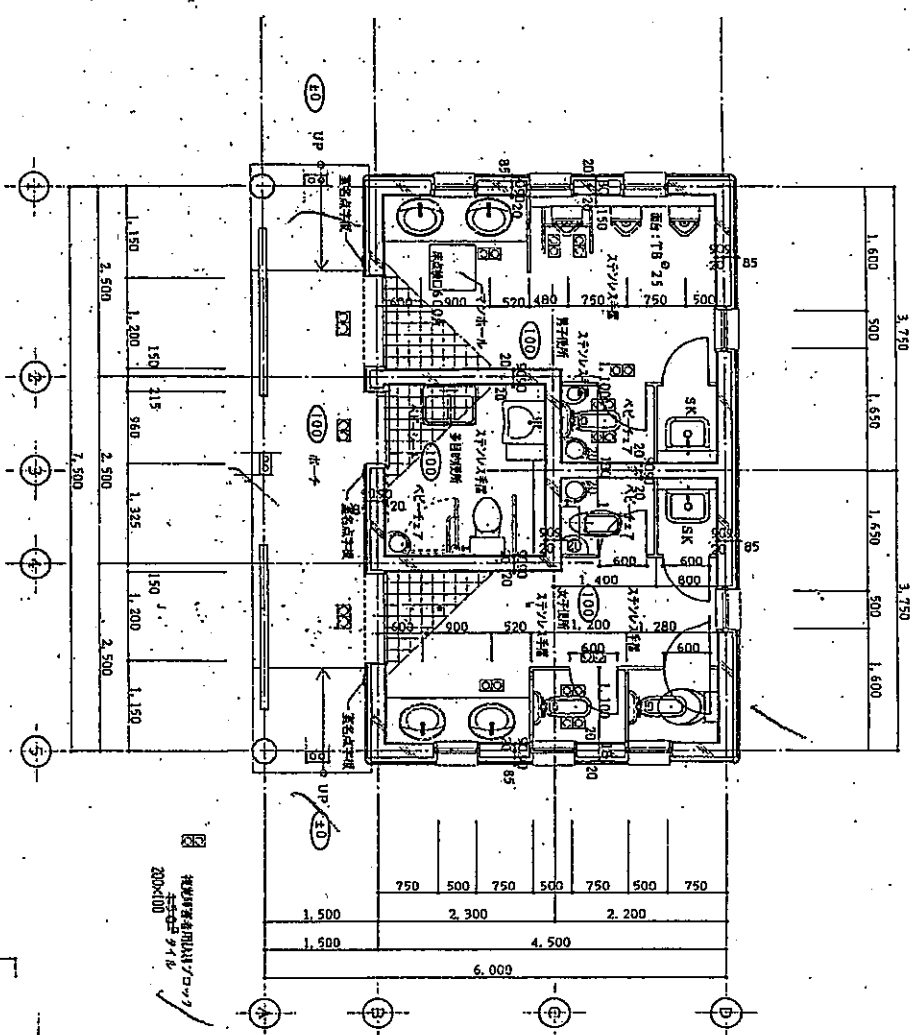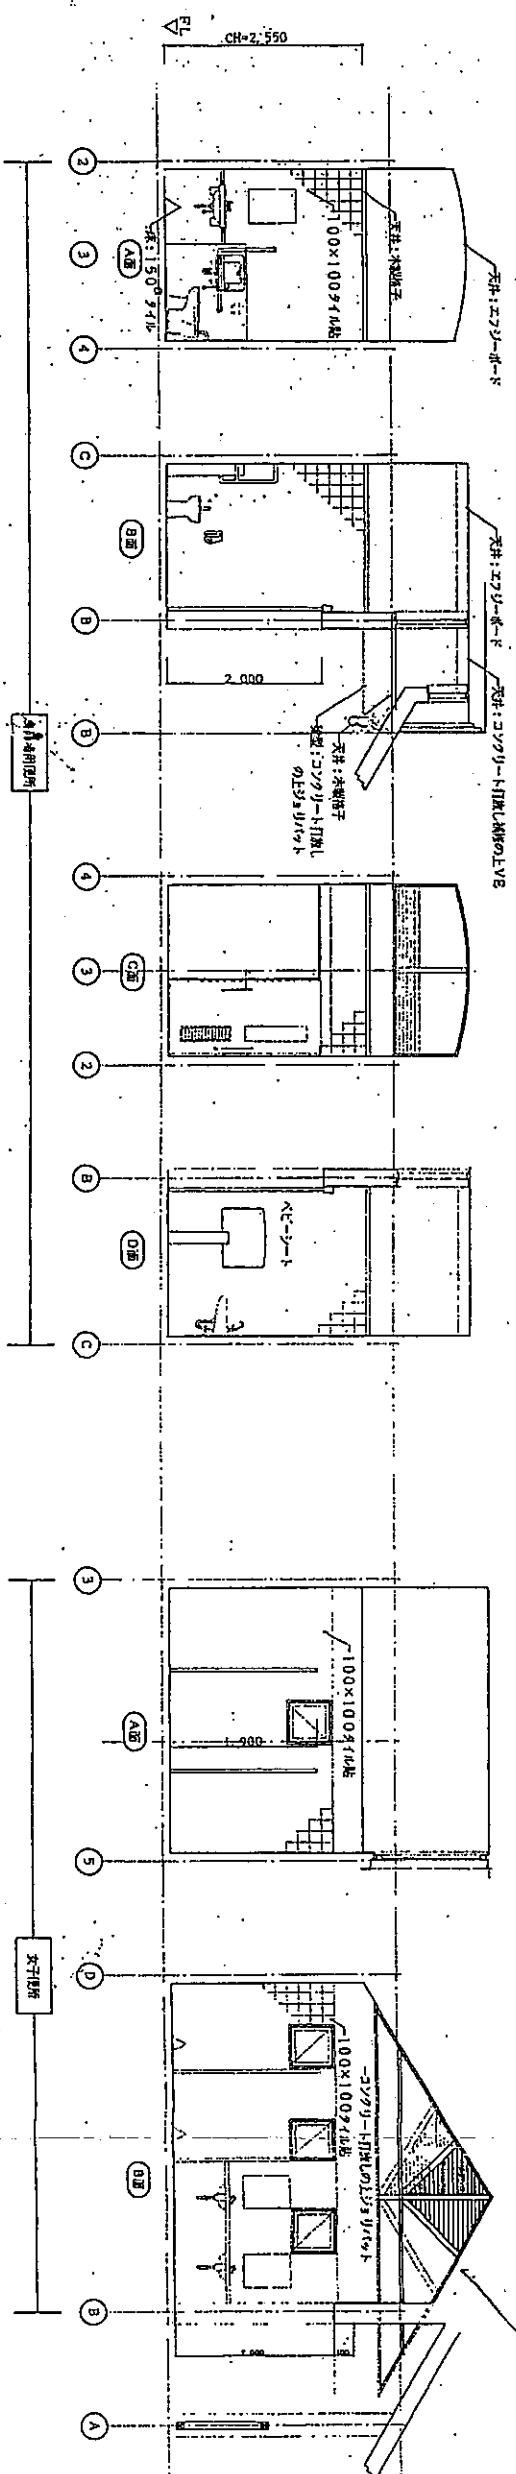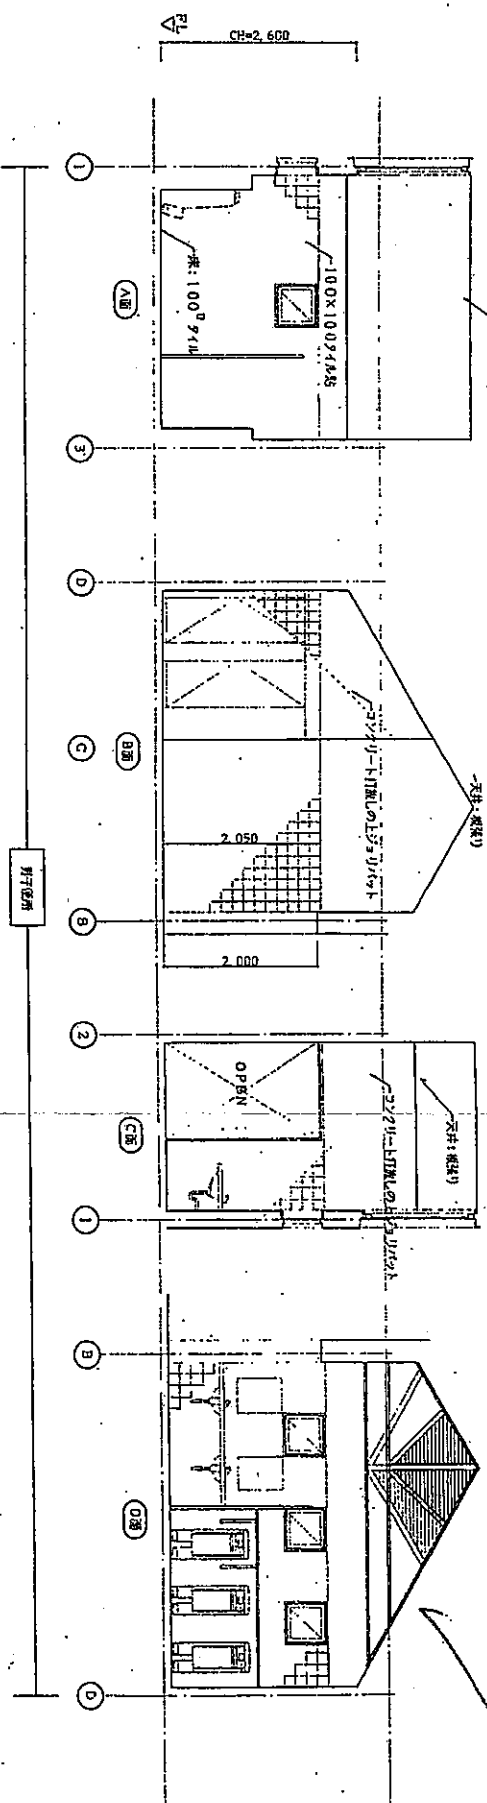


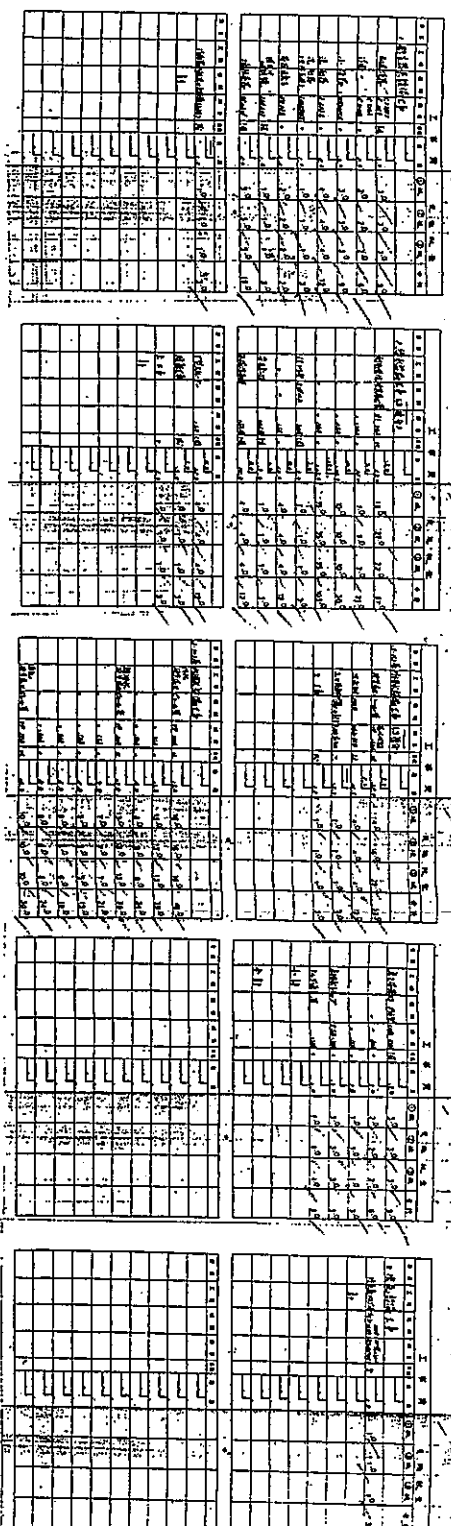

|         |                     |       |
|---------|---------------------|-------|
| 給水      |                     | 合計    |
| H1 40A  | 7.0+5.0+5.0         | 19.0m |
| 排水      |                     |       |
| VP 150A | 2.0+4.0+2.0+5.0+1.0 | 14.0m |
| 汚水側     |                     |       |
| 450×450 |                     | 4.0m  |
| 小口既設    |                     |       |
| φ200    |                     | 1.0m  |

| 名 称     | 品 种      | 材 质                                               | 规 格 | 单 位 | 数 量 | 子 母 配 比 | 备 注 |
|---------|----------|---------------------------------------------------|-----|-----|-----|---------|-----|
| 如 果 需 要 | C-750VF  | S2BE,I16,I15SGI3,I156A,I155A,I156G,I8PC32,I2S5IFS |     |     | 1   | 2       | 3   |
|         |          | I5SG23AY,I156H,I528S,I56LI,I570DV7B               |     |     |     |         |     |
| 海 军 需 求 | C-710A   | S710B,I571QZ,SQ,I53PR75,I53DSAY,I5344R35          |     |     | 1   | 1       | 1   |
| 小 便 器   | US30ICS  |                                                   |     |     | 3   |         | 3   |
| 表 面 漆   | L-S23C   | TEL31A,TL306M,KX,TK525                            |     |     | 2   | 2       | 4   |
|         | -50JCTHE | TEL30AX,TI103B                                    |     |     | 1   | 1       | 1   |
|         | I-550    |                                                   |     |     | 1   | 1       | 2   |
| 电 线 管   | SK-22A   | T2CAF20,TK42A,I37SN,T9RAY                         |     |     | 1   | 1       | 2   |
| 其 他 用   | LM-531   | 康明什                                               |     |     | 1   | 1       | 1   |
| 床 垫     | TS-116V  |                                                   |     |     | 3   | 1       | 5   |

| 名 称            | 仕 様                                              | 備 考                   |
|----------------|--------------------------------------------------|-----------------------|
| 機 系 名<br>(F-1) | パイプ用ステン<br>100X90X2.7X3.0V(100V)<br>丸形ローネ(パイプ用)付 | V-108PH<br>(三菱電機 特約店) |

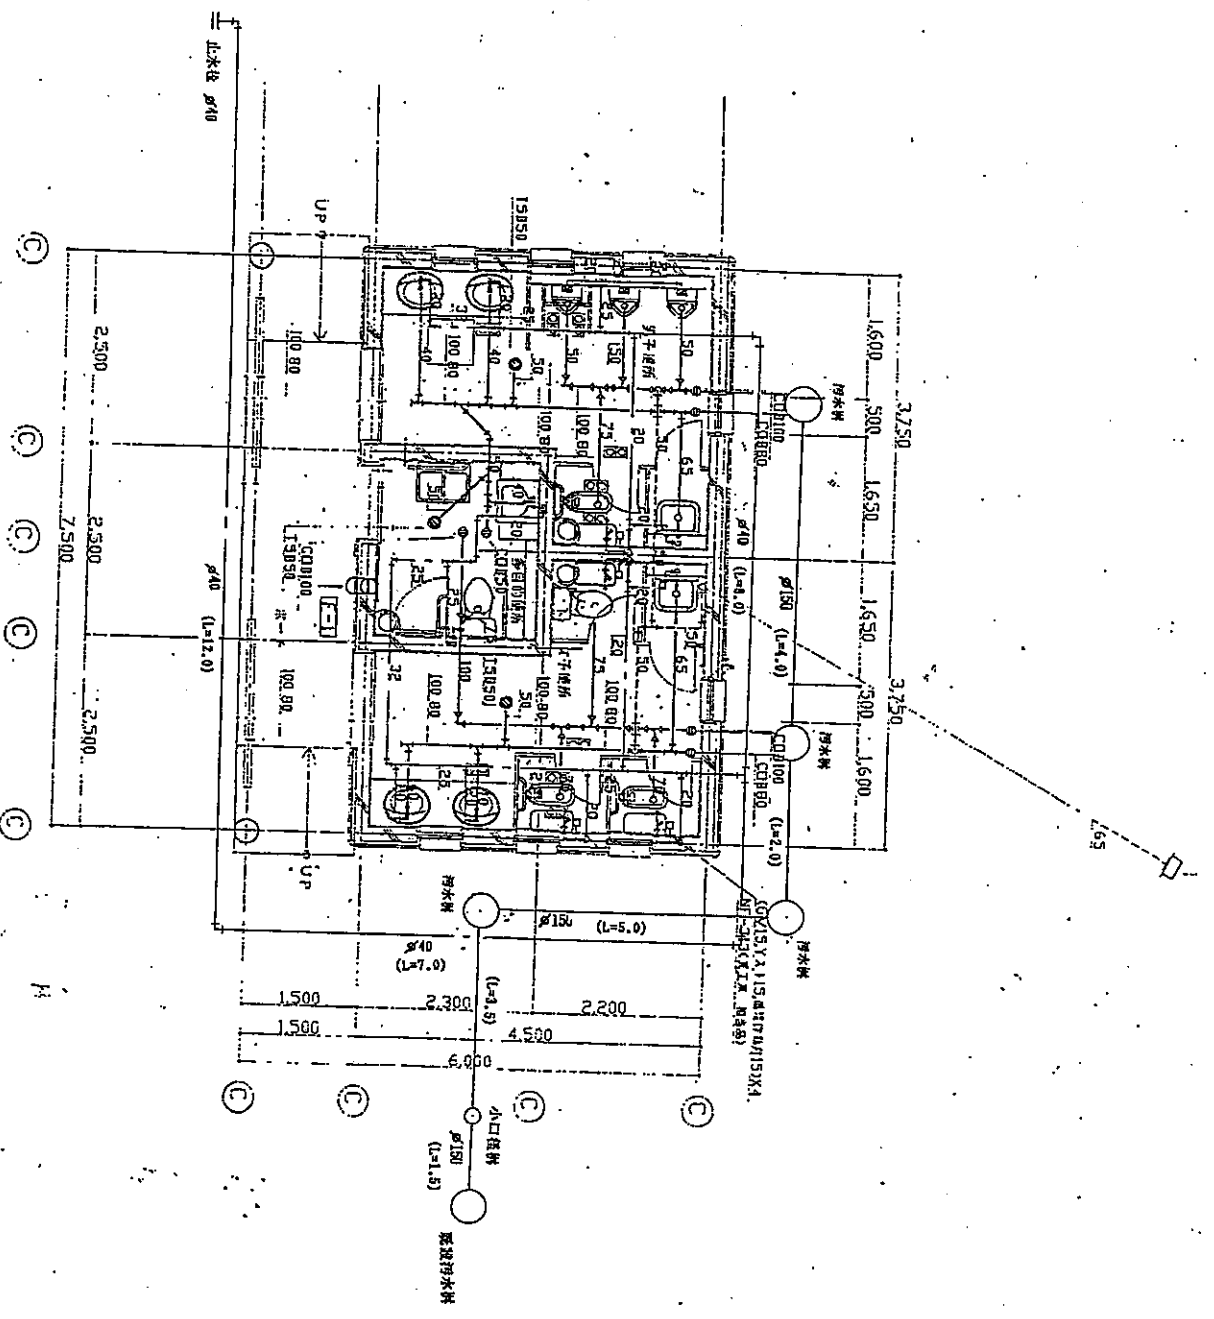


平面図 S=1150

|      |                     |       |
|------|---------------------|-------|
| 給水   | 8.0+7.0+12.0        | 合計    |
| 排水   | 27.0m               |       |
| 排水   | 4.0+2.0+5.0+3.5+1.5 | 16.0m |
| 排水   | 450x450             | 4.0m  |
| 小口排水 | 4200                | 1.0m  |


| 区画 | 区画番号 | 区画名称 | 区画面積    | 区画容積    | 区画用途 | 区画備考 |
|----|------|------|---------|---------|------|------|
| 1  | 1    | 第一区画 | 1000.00 | 1000.00 | 住宅   |      |
| 2  | 2    | 第二区画 | 1000.00 | 1000.00 | 住宅   |      |
| 3  | 3    | 第三区画 | 1000.00 | 1000.00 | 住宅   |      |
| 4  | 4    | 第四区画 | 1000.00 | 1000.00 | 住宅   |      |
| 5  | 5    | 第五区画 | 1000.00 | 1000.00 | 住宅   |      |
| 6  | 6    | 第六区画 | 1000.00 | 1000.00 | 住宅   |      |
| 7  | 7    | 第七区画 | 1000.00 | 1000.00 | 住宅   |      |
| 8  | 8    | 第八区画 | 1000.00 | 1000.00 | 住宅   |      |
| 9  | 9    | 第九区画 | 1000.00 | 1000.00 | 住宅   |      |
| 10 | 10   | 第十区画 | 1000.00 | 1000.00 | 住宅   |      |

| 区画 | 区画番号 | 区画名称 | 区画面積    | 区画容積    | 区画用途 | 区画備考 |
|----|------|------|---------|---------|------|------|
| 1  | 1    | 第一区画 | 1000.00 | 1000.00 | 住宅   |      |
| 2  | 2    | 第二区画 | 1000.00 | 1000.00 | 住宅   |      |
| 3  | 3    | 第三区画 | 1000.00 | 1000.00 | 住宅   |      |
| 4  | 4    | 第四区画 | 1000.00 | 1000.00 | 住宅   |      |
| 5  | 5    | 第五区画 | 1000.00 | 1000.00 | 住宅   |      |
| 6  | 6    | 第六区画 | 1000.00 | 1000.00 | 住宅   |      |
| 7  | 7    | 第七区画 | 1000.00 | 1000.00 | 住宅   |      |
| 8  | 8    | 第八区画 | 1000.00 | 1000.00 | 住宅   |      |
| 9  | 9    | 第九区画 | 1000.00 | 1000.00 | 住宅   |      |
| 10 | 10   | 第十区画 | 1000.00 | 1000.00 | 住宅   |      |



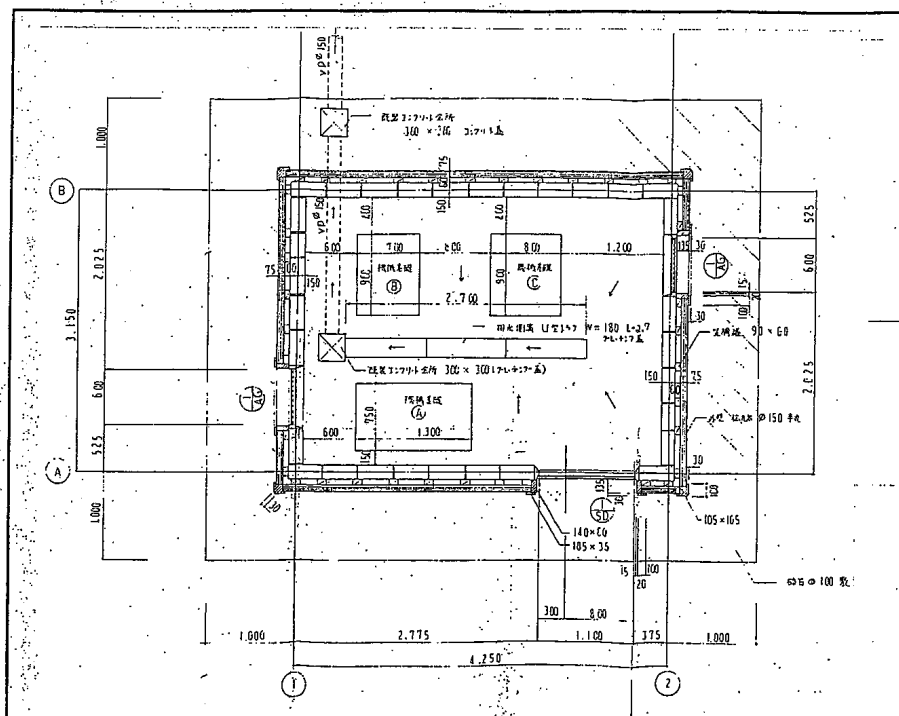


平面図 1/30

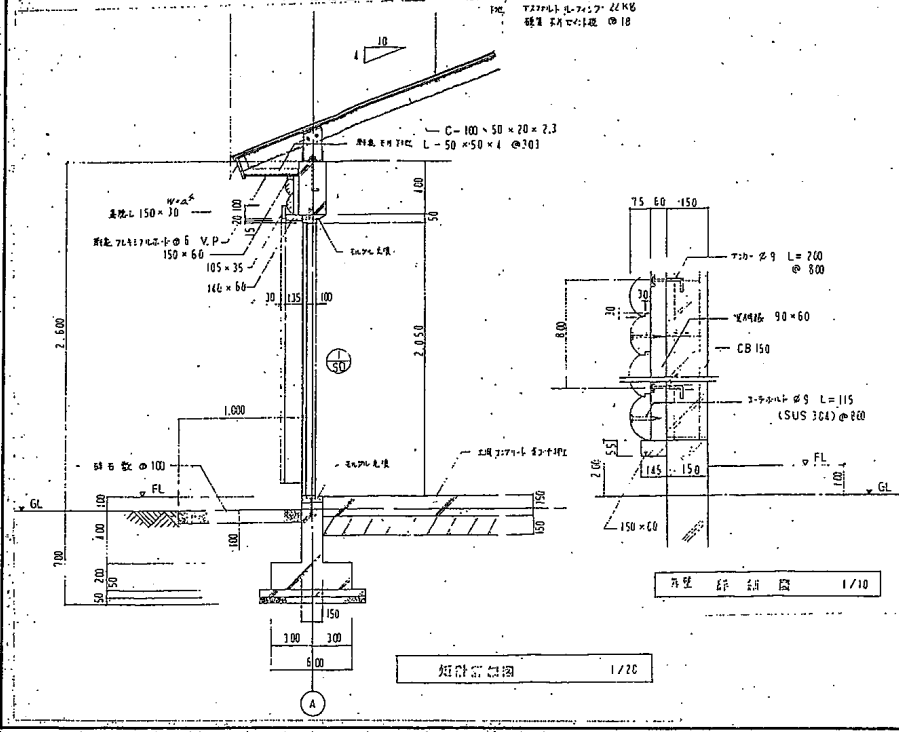


断面図 1/10

断面図 1/20

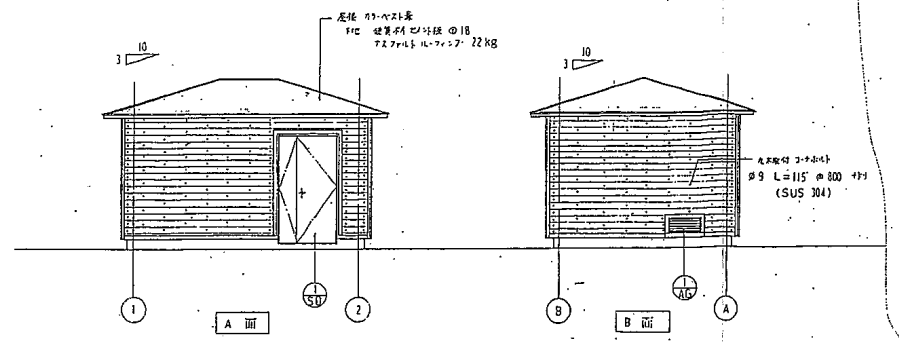


立面図 1/50

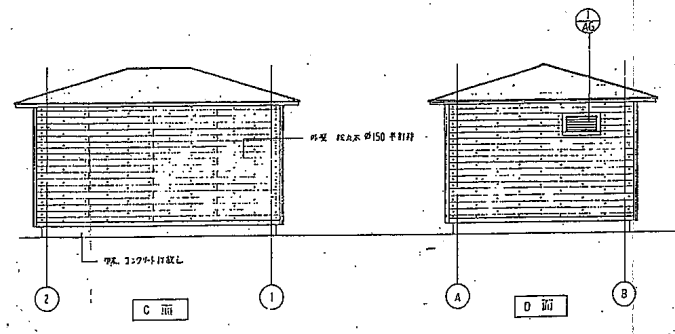


背面図 1/50

側面図 1/50

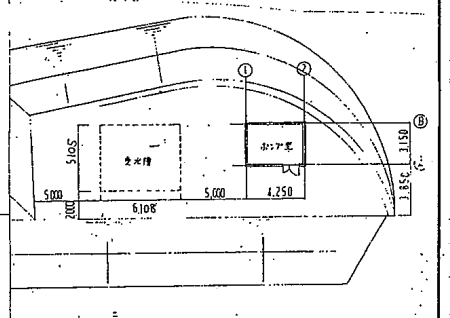

配置図 1/200

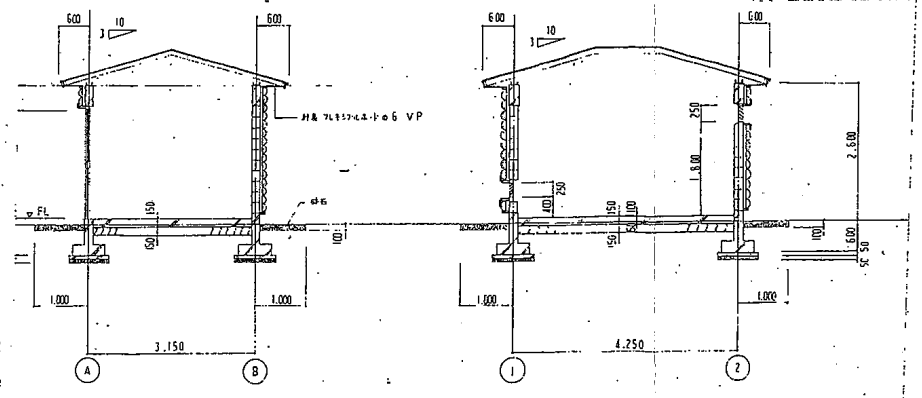

断面図 1/50

断面図 1/50

|          |          |
|----------|----------|
| 平成 年度事業  | 公園整備工事   |
| 事業       | 一庫公園公園台帳 |
| 川西市国崎字知明 |          |
| ホップ室     | 125 坪    |
| 縮尺 図示    | 208      |
| 兵庫 県     |          |